

LEGENDA

SIMBOLO	DESCRIÇÃO
	EXTINTOR PORTATIL PQS ABC 4KG 2A:20BC
	ROTA DE FUGA - SAIDA FINAL
	ROTA DE FUGA - DIREÇÃO A SEGUIR
	ILUMINAÇÃO DE EMERGENCIA
	AREA DE RISCO ESPECIFICO

NOTAS DE PROJETO DAS INSTALACOES DE COMBATE A INCENDIO E PANICO

O DESENHO SEMPRE PREVALECE SOBRE MEMORIAS, ESPECIFICACOES E OU QUANTITATIVOS. COTAS DEVEM SER CONFERIDAS NO LOCAL. COTAS INDICADAS PARA LOCAÇÃO DOS PONTOS, REFEREM-SE A ESTRUTURA DA OBRA EM DETRIMENTO DA ALVENARIA. DEVEM SER PRECEDIDOS DE ESTUDOS ACURADOS SOBRE AS DISTANCIAS MÁXIMAS E MÍNIMAS DE NORMA BEM COMO DA AVALIAÇÃO DA ÁREA DE COBERTURA.

NOTAS SAIDAS DE EMERGENCIA

AS DIMENSÕES DEVERÃO ESTAR EM CONFORMIDADE COM O CÁLCULO DE DIMENSIONAMENTO DE SAIDAS DE EMERGENCIA, BASEADO NAS ESPECIFICAÇÕES E REQUISITOS DA INSTRUÇÃO TÉCNICA 08.

NOTAS ILUMINACAO DE EMERGENCIA

TODA A INSTALAÇÃO ELÉTRICA APARENTE DEVERA SER PROTEGIDA COM DUTOS ANTI-CHAMAS. SISTEMA: AUTÔNOMO LUMINÁRIA: SOLEDS AUTONOMIA: min. 3 horas máx. 6 horas

NOTAS SINALLIZACAO DE EMERGENCIA


NAS SAIDAS DE EMERGENCIA DEVERÃO SER INSTALADAS ACIMA DAS PORTAS (10CM). AS SAIDAS DE EMERGENCIA DEVERÃO POSSUIR PICTOGRAMA (CÓDIGO S12) DE ACORDO COM A TABELA 1. TODAS AS PLACAS DE SINALLIZACAO QUE COMPOEM A ROTA DE FUGA, DEVERÃO SER INSTALADAS DE MODO QUE SUA BASE ESTEJA A 1,80m DO PISO ACABADO. AINDA, A DISTANCIA DE PERCURSO DE QUALQUER PONTO DA ROTA ATÉ A SINALLIZACAO SEJA DE, NO MÁXIMO, 15m.

NOTAS EXTINTORES

TODOS OS EXTINTORES DEVEM SER INSTALADOS ATENDENDO AS ESPECIFICAÇÕES DA INSTRUÇÃO TÉCNICA 16. DEVERÃO SER FIXADOS CONFORME O ITEM 5.2.2 DA INSTRUÇÃO TÉCNICA 16: A ALÇA DE SUPORTE DE MANUSEIO DEVE VARIAR, ATÉ NO MÁXIMO, 1,60M DO PISO ACABADO.

CAPACIDADE EXTINTORA DOS PREVENTIVOS PORTÁTEIS:

- EXTINTOR PQS ABC 4 KG 2A:20-BC
- EXTINTOR ÁGUA PRESSURIZADA 10L 2A
- EXTINTOR PQS BC 4 KG 20-BC

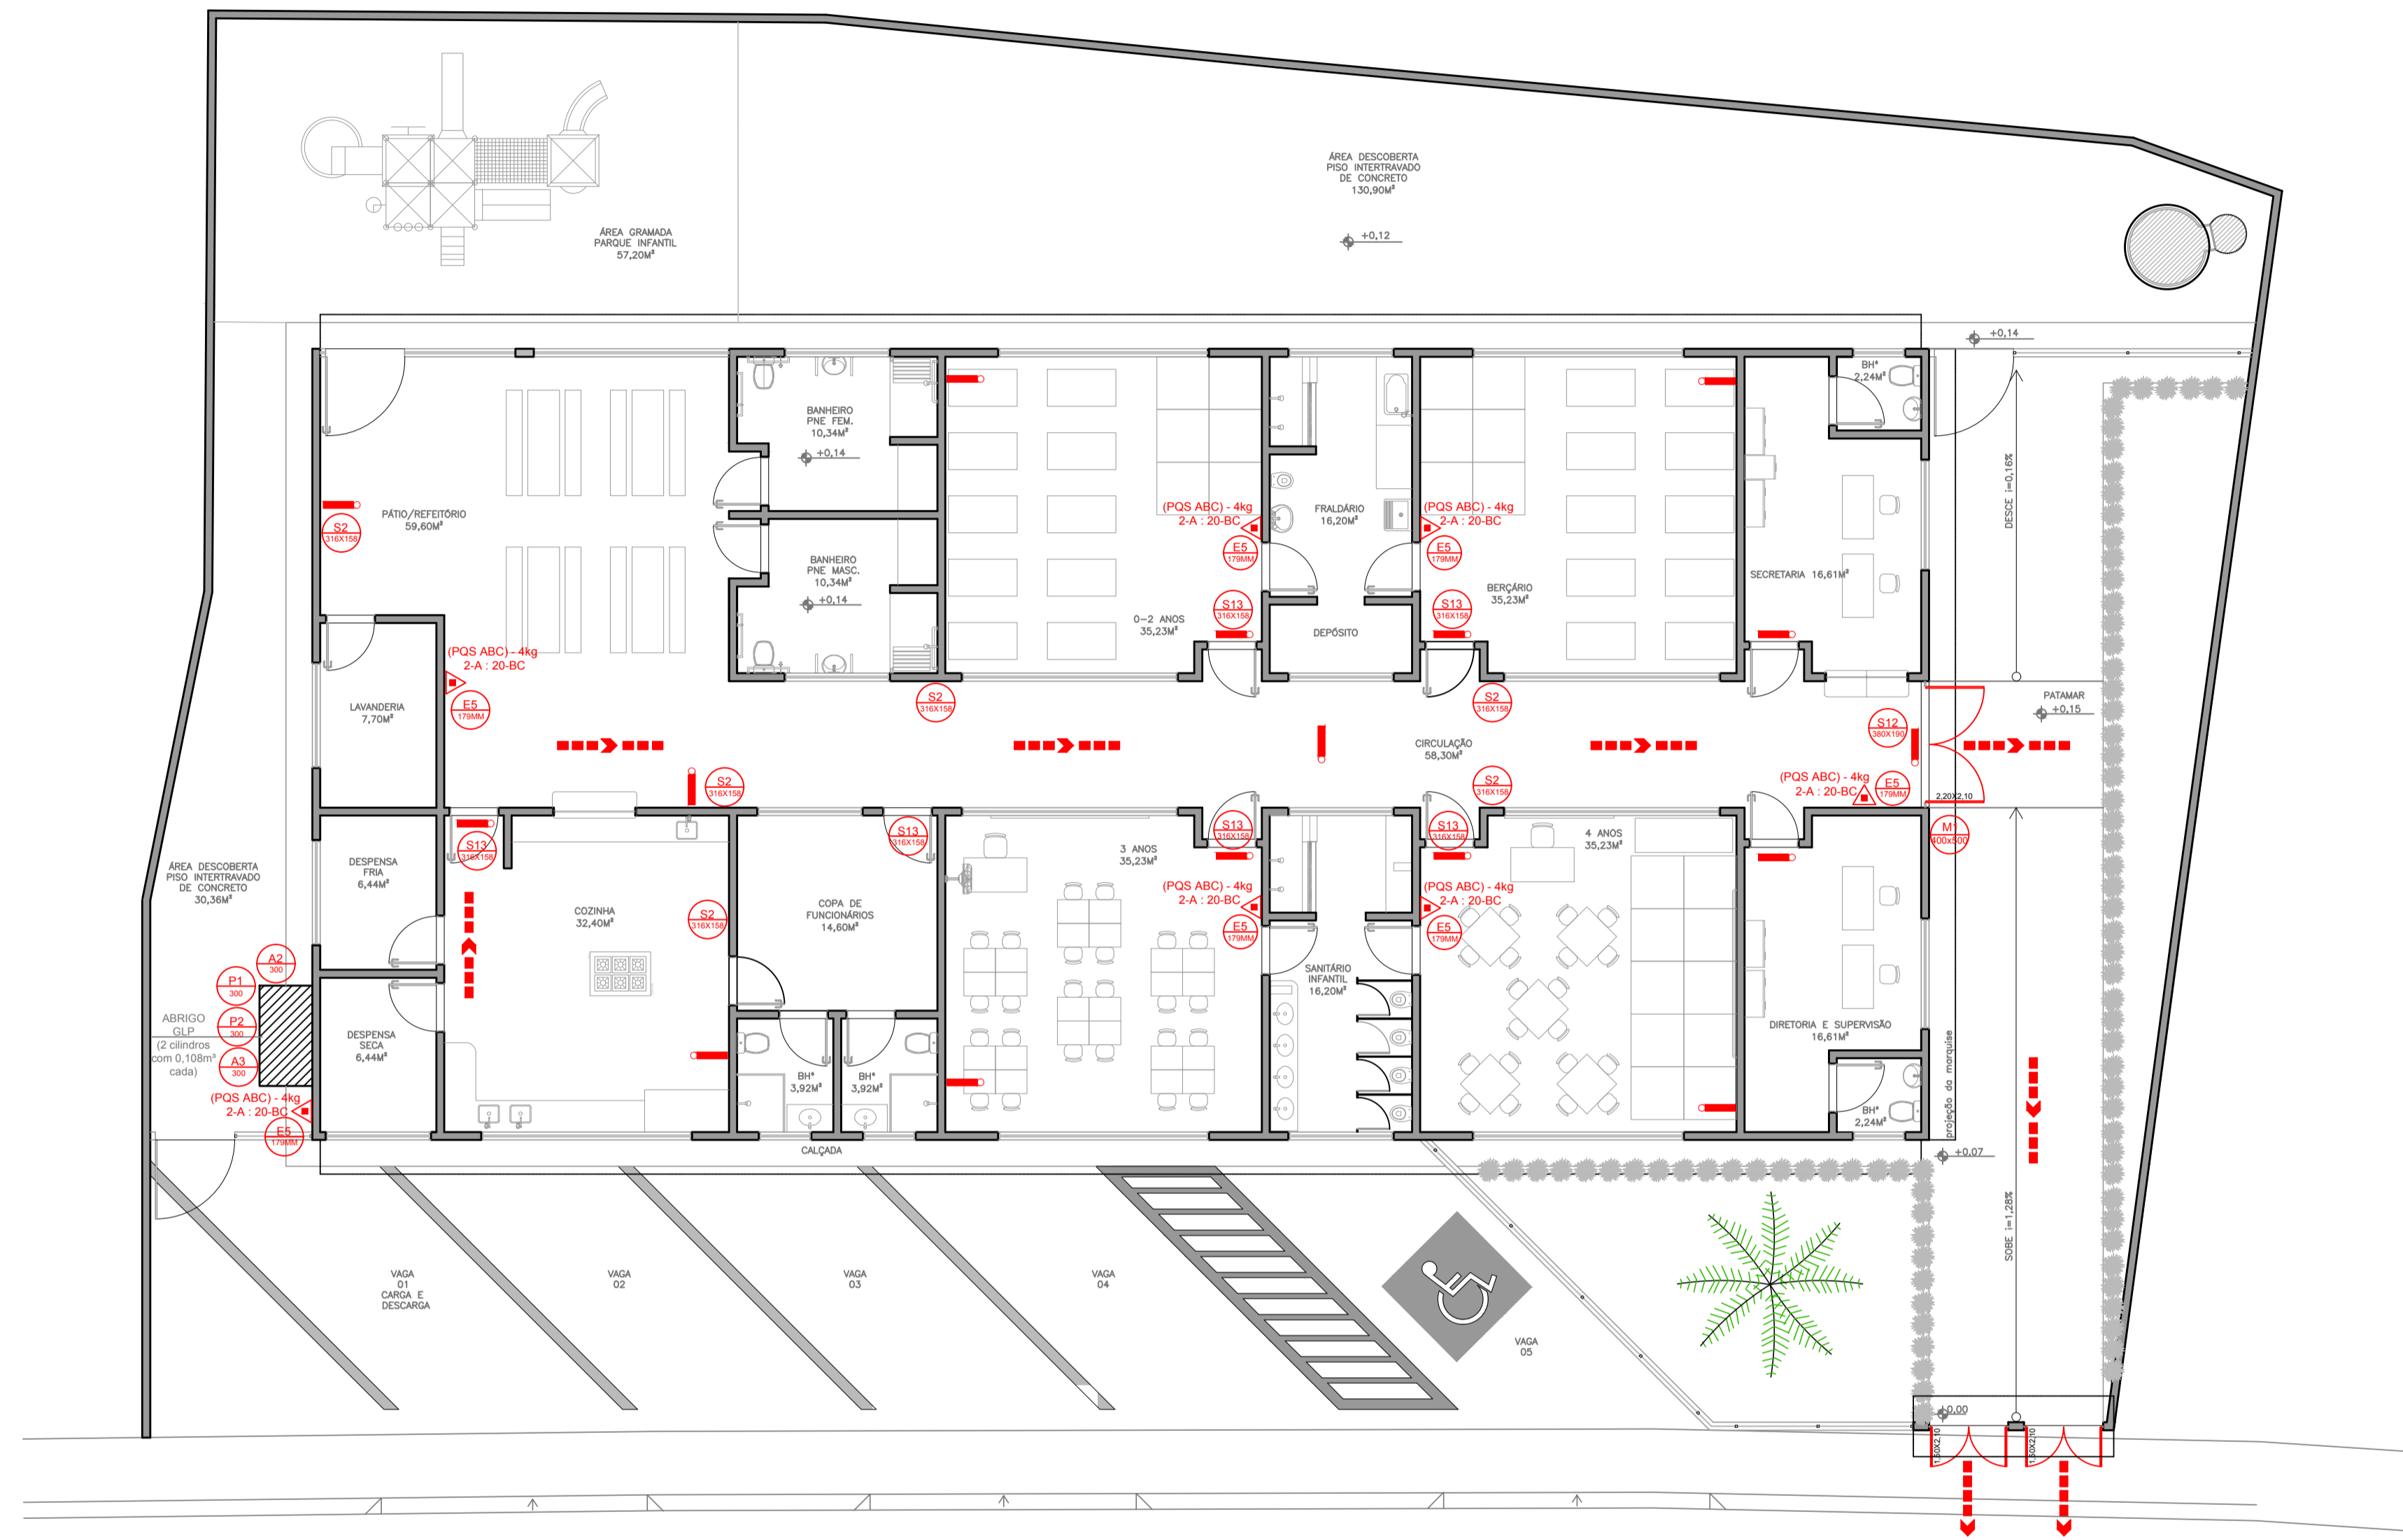

PLANTA BAIXA - INCÊNDIO ESCALA 1:100

TABELA 2 - Sinalização de Equipamentos

ES		Simbolo: Exatidão. Função: avisar. Pictograma: Exatidão.	Indicação de localização dos extintores de incêndio.
----	--	--	--

TABELA 3 - Sinalização de Proibição

P1		Simbolo: Proibição. Função: avisar. Pictograma: Proibição.	Proibir a utilização de materiais inflamáveis no risco de incêndio.
P2		Simbolo: Proibição. Função: avisar. Pictograma: Proibição. <td>Toda localidade onde a utilização de materiais inflamáveis é proibida.</td>	Toda localidade onde a utilização de materiais inflamáveis é proibida.
P3		Simbolo: Proibição. Função: avisar. Pictograma: Proibição. <td>Toda situação onde o uso de fogo é proibido.</td>	Toda situação onde o uso de fogo é proibido.

TABELA 4 - Sinalização de Alerta

A2		Simbolo: Alerta. Função: avisar. Pictograma: Alerta.	Proibir a utilização de materiais inflamáveis.
A3		Simbolo: Alerta. Função: avisar. Pictograma: Alerta.	Proibir a utilização de materiais inflamáveis.

TABELA 1 - Sinalização de orientação e salvamento

S2		Simbolo: Sinalização. Função: avisar. Pictograma: Sinalização.	Indicação do sentido (passagem ou direção) de uma saída de emergência.
S12 SAÍDA		Simbolo: Sinalização. Função: avisar. Pictograma: Sinalização.	Indicação de saída de emergência, utilizado como complemento da placa fotoluminescente.
M1		Simbolo: Sinalização. Função: avisar. Pictograma: Sinalização.	Indicação de sistema de proteção contra incêndio existentes na edificação.

QUANTITATIVO

LUMINÁRIA DE EMERGENCIA	16 UN
EXTINTOR ABC 4KG	7 UN
PLACA FOTOLUMINESCENTE "S2" - SAÍDA DE EMERGENCIA ESQUERDA/DIREITA	6 UN
PLACA FOTOLUMINESCENTE "S13"	6 UN
PLACA FOTOLUMINESCENTE "S12"	1 UN
PLACA FOTOLUMINESCENTE "A2"	1 UN
PLACA FOTOLUMINESCENTE "A3" - CUIDADO RISCO DE EXPLOSAO	1 UN
PLACA FOTOLUMINESCENTE "P1" - PROIBIDO FUMAR	1 UN
PLACA FOTOLUMINESCENTE "P2"	1 UN
PLACA FOTOLUMINESCENTE "M1"	1 UN
PLACA FOTOLUMINESCENTE "E5" - EXTINTOR	7 UN

PREFEITURA MUNICIPAL DE MURIAÉ
SECRETARIA MUNICIPAL DE OBRAS PÚBLICAS

CRECHE BOM PASTOR

PROJETO DE PREVENÇÃO E COMBATE A INCÊNDIO

PREFEITURA DE MURIAÉ / CNPJ: 17.947.581/0001-76
PREFEITO IOANNIS KONSTANTINOS GRAMMATIKOPOULOS

SECRETARIA DE OBRAS PÚBLICAS: CARLOS MAGNO DE OLIVEIRA

R. T. PROJETO: LAURA MARIA FREITAS DE SOUZA OLIVEIRA

DESCRIÇÃO: PROJETO DE PREVENÇÃO E COMBATE A INCÊNDIO DE UNIDADE ESCOLAR NO BAIRRO BOM PASTOR

LOCAL: RUA ABILIO JOSÉ FRITZ - BAIRRO BOM PASTOR - MURIAÉ-MG

ARQUIVO: CRECHE BOM PASTOR_INCENDIO.DWG

ESC: INDICADAS
DATA: ABRIL / 2020

FOLHA: 01/01