



REDE DE DISTRIBUIÇÃO GLP  
PLANTA BAIXA - 1º PAVIMENTO  
ESCALA 1:100


QUANTITATIVO	
CILINDRO GLP P45	2 UN
PIG-TAIL DE BORRACHA P45	2 UN
VÁLVULA ESFERA COM ROSCA NPT 3/4"	5 UN
JOELHO 90° AÇO GALVANIZADO 3/4"	19 UN
TE AÇO GALVANIZADO 3/4"	3 UN
LUVA DE REDUÇÃO AÇO GALVANIZADO 3/4" X 1/2"	2 UN
MANÔMETRO COM ROSCA 1/4" NPT	1 UN
NIPLÉ DUPLO AÇO GALVANIZADO 1/2"	3 UN
NIPLÉ DUPLO AÇO GALVANIZADO 1/4"	1 UN
NIPLÉ DUPLO AÇO GALVANIZADO 3/4"	8 UN
TAMPÃO 3/4"	2 UN
MANGUEIRA PLÁSTICA PARA GÁS	4 UN
TUBO GALVANIZADO 3/4"	130 M/LINEAR
UNIÃO GALVANIZADA 3/4"	3 UN
MEIA LUVA 3/4"	2 UN
REGULADOR 1º ESTÁGIO	1 UN
REGULADOR 2º ESTÁGIO COM REGISTRO	4 UN
TÊ DE REDUÇÃO 3/4"x3/4"x1/2"	4 UN
REDUÇÃO 1/4"x1/2"	4 UN
PLACA FOTOLUMINESCENTE "E5" - EXTINTOR	1 UN
PLACA FOTOLUMINESCENTE "P2" - PROIBIDO PRODUIZIR CHAMA	1 UN
PLACA FOTOLUMINESCENTE "PERIGO GÁS INFLAMÁVEL"	1 UN
PLACA FOTOLUMINESCENTE "P1" - PROIBIDO FUMAR	1 UN
EXTINTOR PÓ ABC 4KG	1 UN
GRADE EM METALON	4,20 M2
ALVENARIA DE VEDAÇÃO COM TIJOLO CERÂMICO ESP. 14CM	6,60 M2
CHAPISCO COM ARGAMASSA 1:2:3	14,28 M2
REBOCO COM ARGAMASSA 1:2:8	14,28 M2
PINTURA ESMALTE EM ALVENARIA, DUAS DEMÃOS	14,28 M2
CONTRAPISO ESP. 50MM 1:3	1,90 M2
LAJE 10CM MACIÇA DE CONCRETO 20MPA	1,90 M2
ALVENARIA DE COBOGÔ DE CONCRETO	0,40 M2

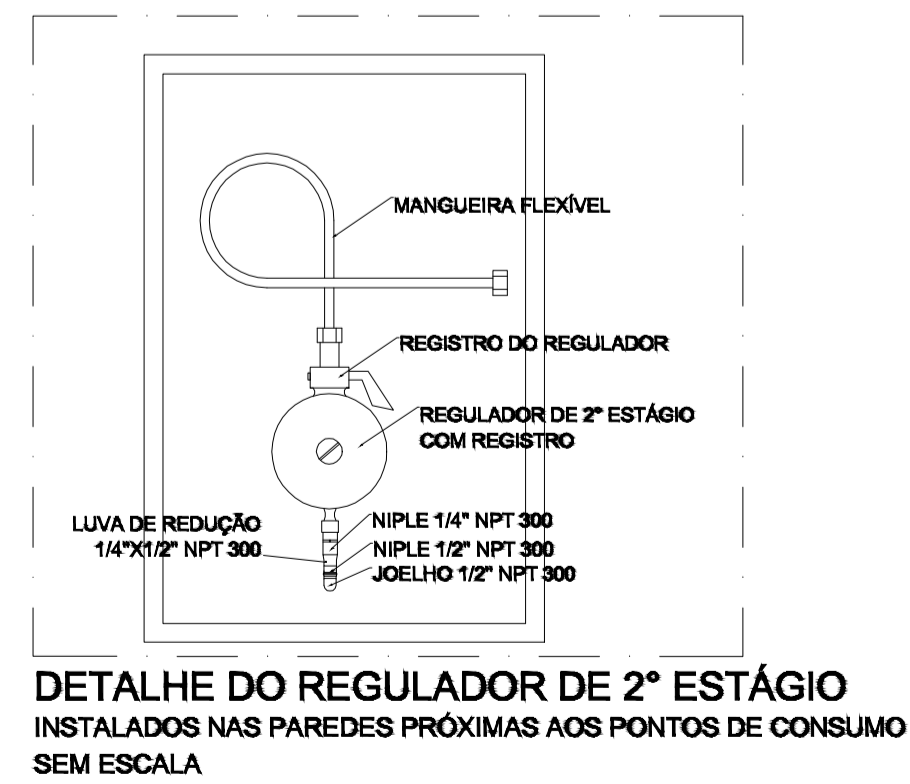


DETALHE DO REGULADOR DE 2º ESTÁGIO  
INSTALADOS NAS PAREDES PRÓXIMAS AOS PONTOS DE CONSUMO  
SEM ESCALA

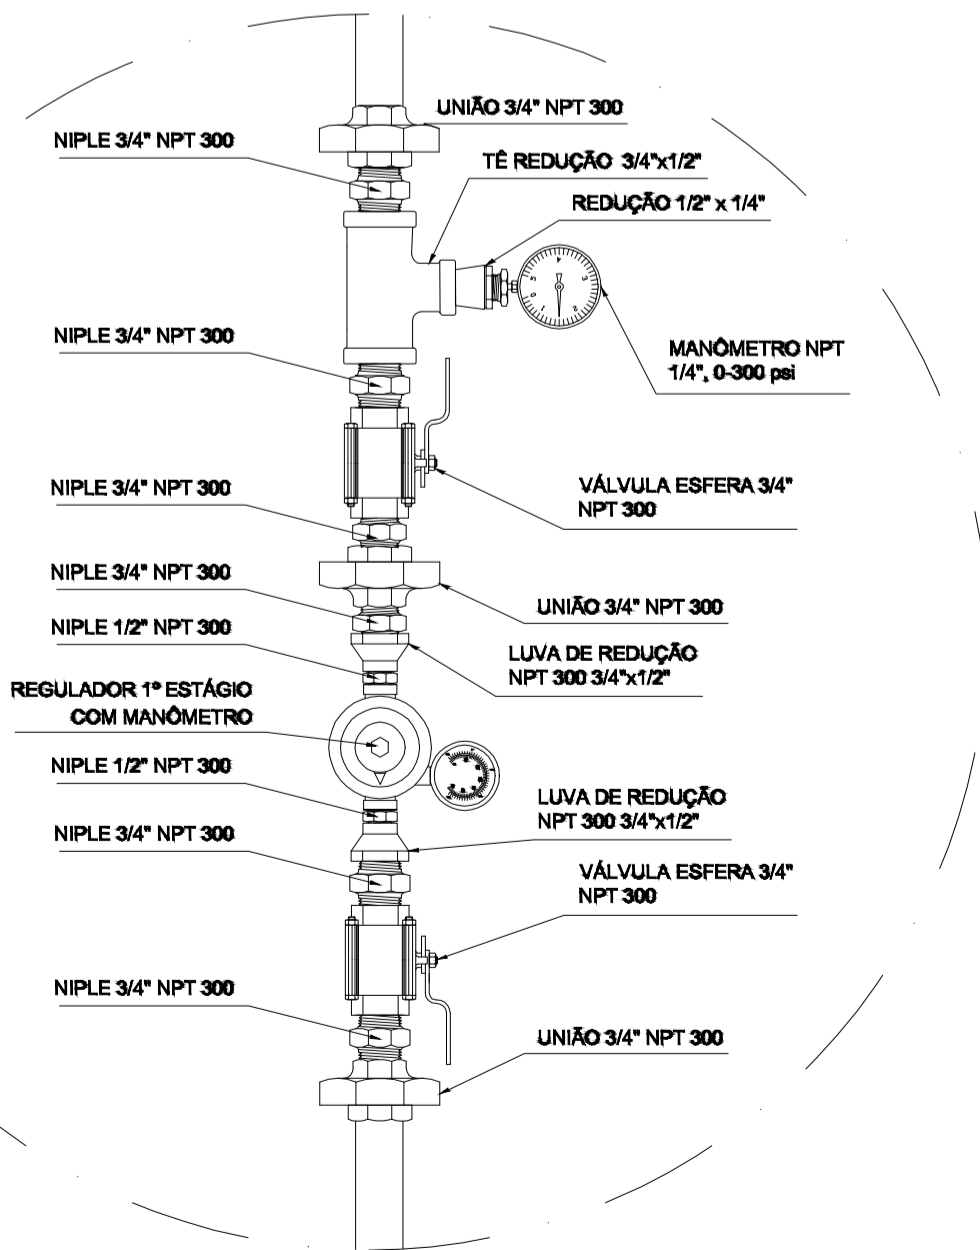


DETALHE DO REGULADOR DE 1º ESTÁGIO  
SEM ESCALA

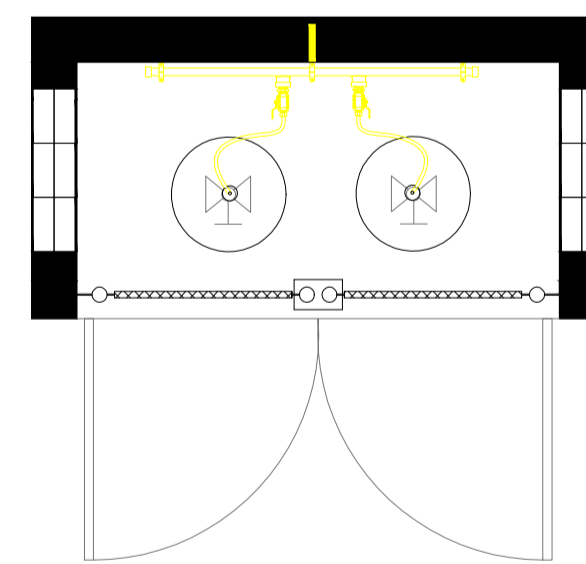


DETALHE ABRIGO DE GÁS  
ESCALA 1:50

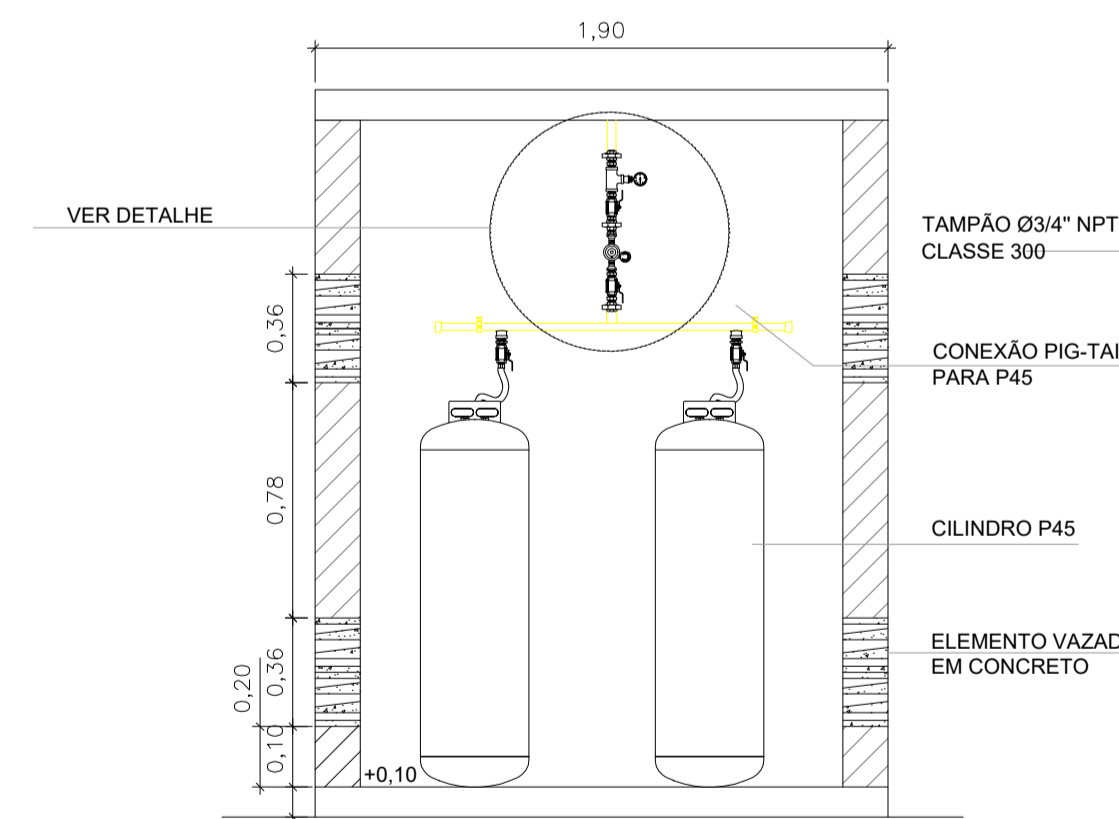

DETALHE ABRIGO DE GÁS  
ESCALA 1:50

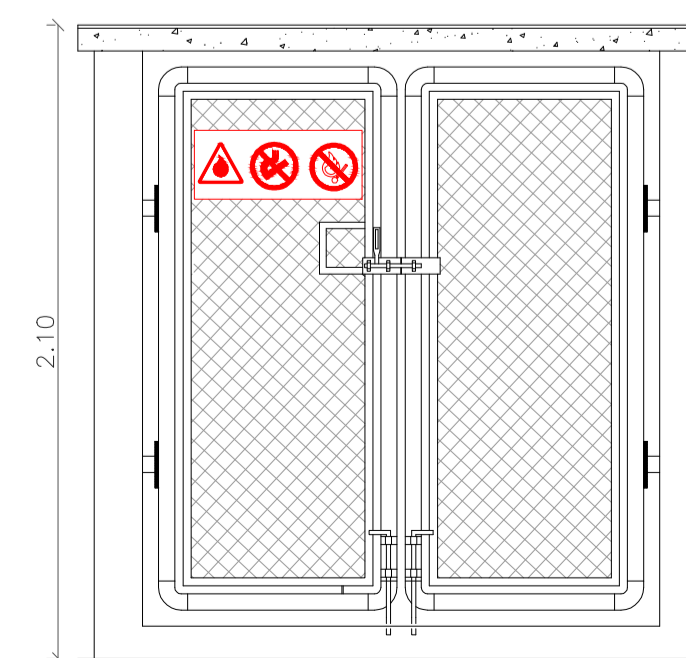

VISTA FRONTAL  
ESCALA 1:50

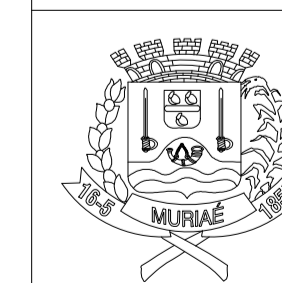

**PREFEITURA MUNICIPAL DE MURIAÉ**  
**SECRETARIA MUNICIPAL DE OBRAS PÚBLICAS**  
**ESCOLA MUNICIPAL STELLA FIDELIS**

PROJETO DE REDE DE DISTRIBUIÇÃO GLP

PREFEITURA DE MURIAÉ / CNPJ: 17.947.581/0001-76

DESCRIÇÃO:  
PROJETO DE REDE DE DISTRIBUIÇÃO GLP PARA A ESCOLA MUNICIPAL STELLA FIDELIS

PREFEITO IOANNIS KONSTANTINOS GRAMMATIKOPOULOS

SECRETARIA DE OBRAS PÚBLICAS:

LOCAL:  
RUA BÁRBARA DE ANDRADE, 144 - AEROPORTO - MURIAÉ - MG

CARLOS MAGNO DE OLIVEIRA

ARQUIVO: EM-Stella-Fidels\_GLP-2020.DWG

R. T. PROJETO:

ESC: INDICADAS

FOLHA:  
**02/02**

Laura Maria Freitas de Souza Oliveira  
ARQUITETA E OBRATECA - CREA 101/10164

DATA: OUTUBRO / 2020