




PLANTA BAIXA - ÁGUA FRIA
ESCALA: 1/50

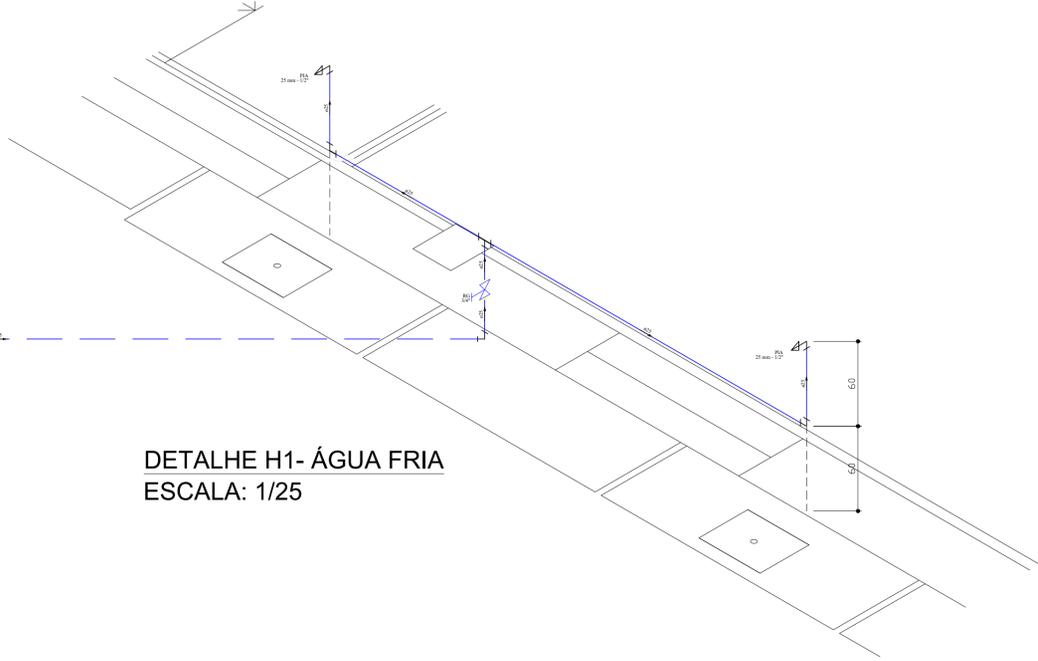

DETALHE H1- ÁGUA FRIA
ESCALA: 1/25

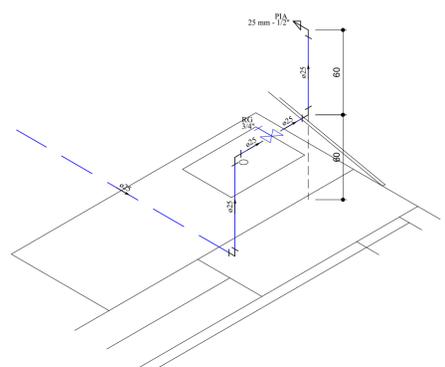

DETALHE H2- ÁGUA FRIA
ESCALA: 1/25

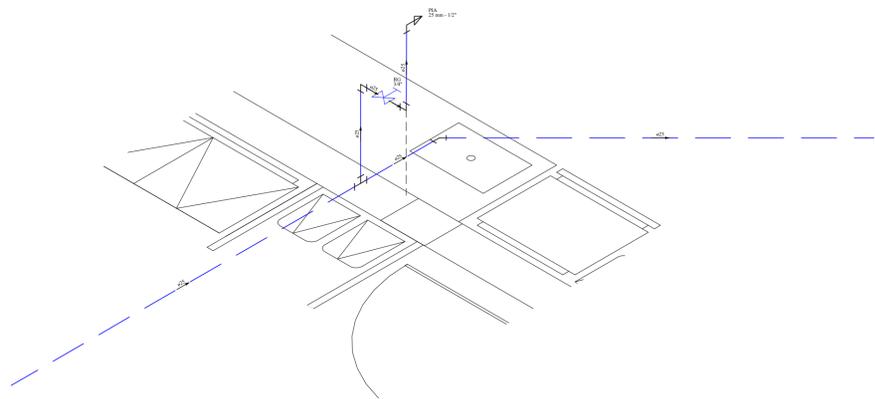

DETALHE H3- ÁGUA FRIA
ESCALA: 1/25

Lista de Materiais		
Aparelho		
Torneira de Pia de Cozinha	25 mm - 1/2"	4 pç
Metais		
Registro de gaveta	3/4"	3 pç
PVC rígido soldável		
Adapt sold.curto c/bolsa-rosca p registro	25 mm - 3/4"	6 pç
Joelho 45 soldável	25 mm	3 pç
Joelho 90° soldável	25 mm	9 pç
Tubos	25 mm	27,0 m
Tê 90 soldável	25 mm	3 pç
PVC soldável azul c/ bucha latão		
Joelho de redução 90° soldável com bucha de latão	25 mm- 1/2"	4 pç

Legenda das indicações	
PIA	Pia de cozinha com joelho de 90° - 25 mm - 1/2"
RG	Registro bruto gaveta ABNT c/PVC soldável - 3/4"

Legenda detalhada	
	Registro bruto gaveta ABNT c/PVC soldável
Metais	
	Registro de gaveta bruto ABNT 3/4"
PVC rígido soldável	
	Adapt sold.curto c/bolsa-rosca p registro 25 mm - 3/4"
	Joelho 45 soldável
	Joelho 90° soldável
	Tê 90 soldável
	Tubo 25 mm

	Tubulação de água fria
	Tubulação de água fria enterrada



PREFEITURA DE MURIAÉ
SECRETARIA MUNICIPAL DE OBRAS PÚBLICAS
PROJETO HIDROSSANITÁRIO
PROJETO HIDROSSANITÁRIO- COZINHA ESCOLA

PREFEITURA DE MURIAÉ / CNPJ: 17.947.581/0001-76	PLANTA BAIXA PROJETO DE ÁGUA FRIA E DETALHES		
PREFEITO MARCOS GUARINO DE OLIVEIRA	SECRETARIA MUNICIPAL DE OBRAS PÚBLICAS:		
SECRETÁRIO JORGE FERES FILHO	RUA ITAGIBA DE OLIVEIRA, s/n- BARRA - MURIAÉ - MG		
R. T. PROJETO:	ARQUIVO: Hidrossanitário-CozinhaEscola_rev01.dwg		
ENG. RENATO STOQUE MARTINS/ CREA-MG Nº 330209MG	DATA: 20/10/2022	ESC: INDICADAS	01/02