



PLANTA BAIXA - ESGOTO SANITÁRIO
ESCALA: 1/50

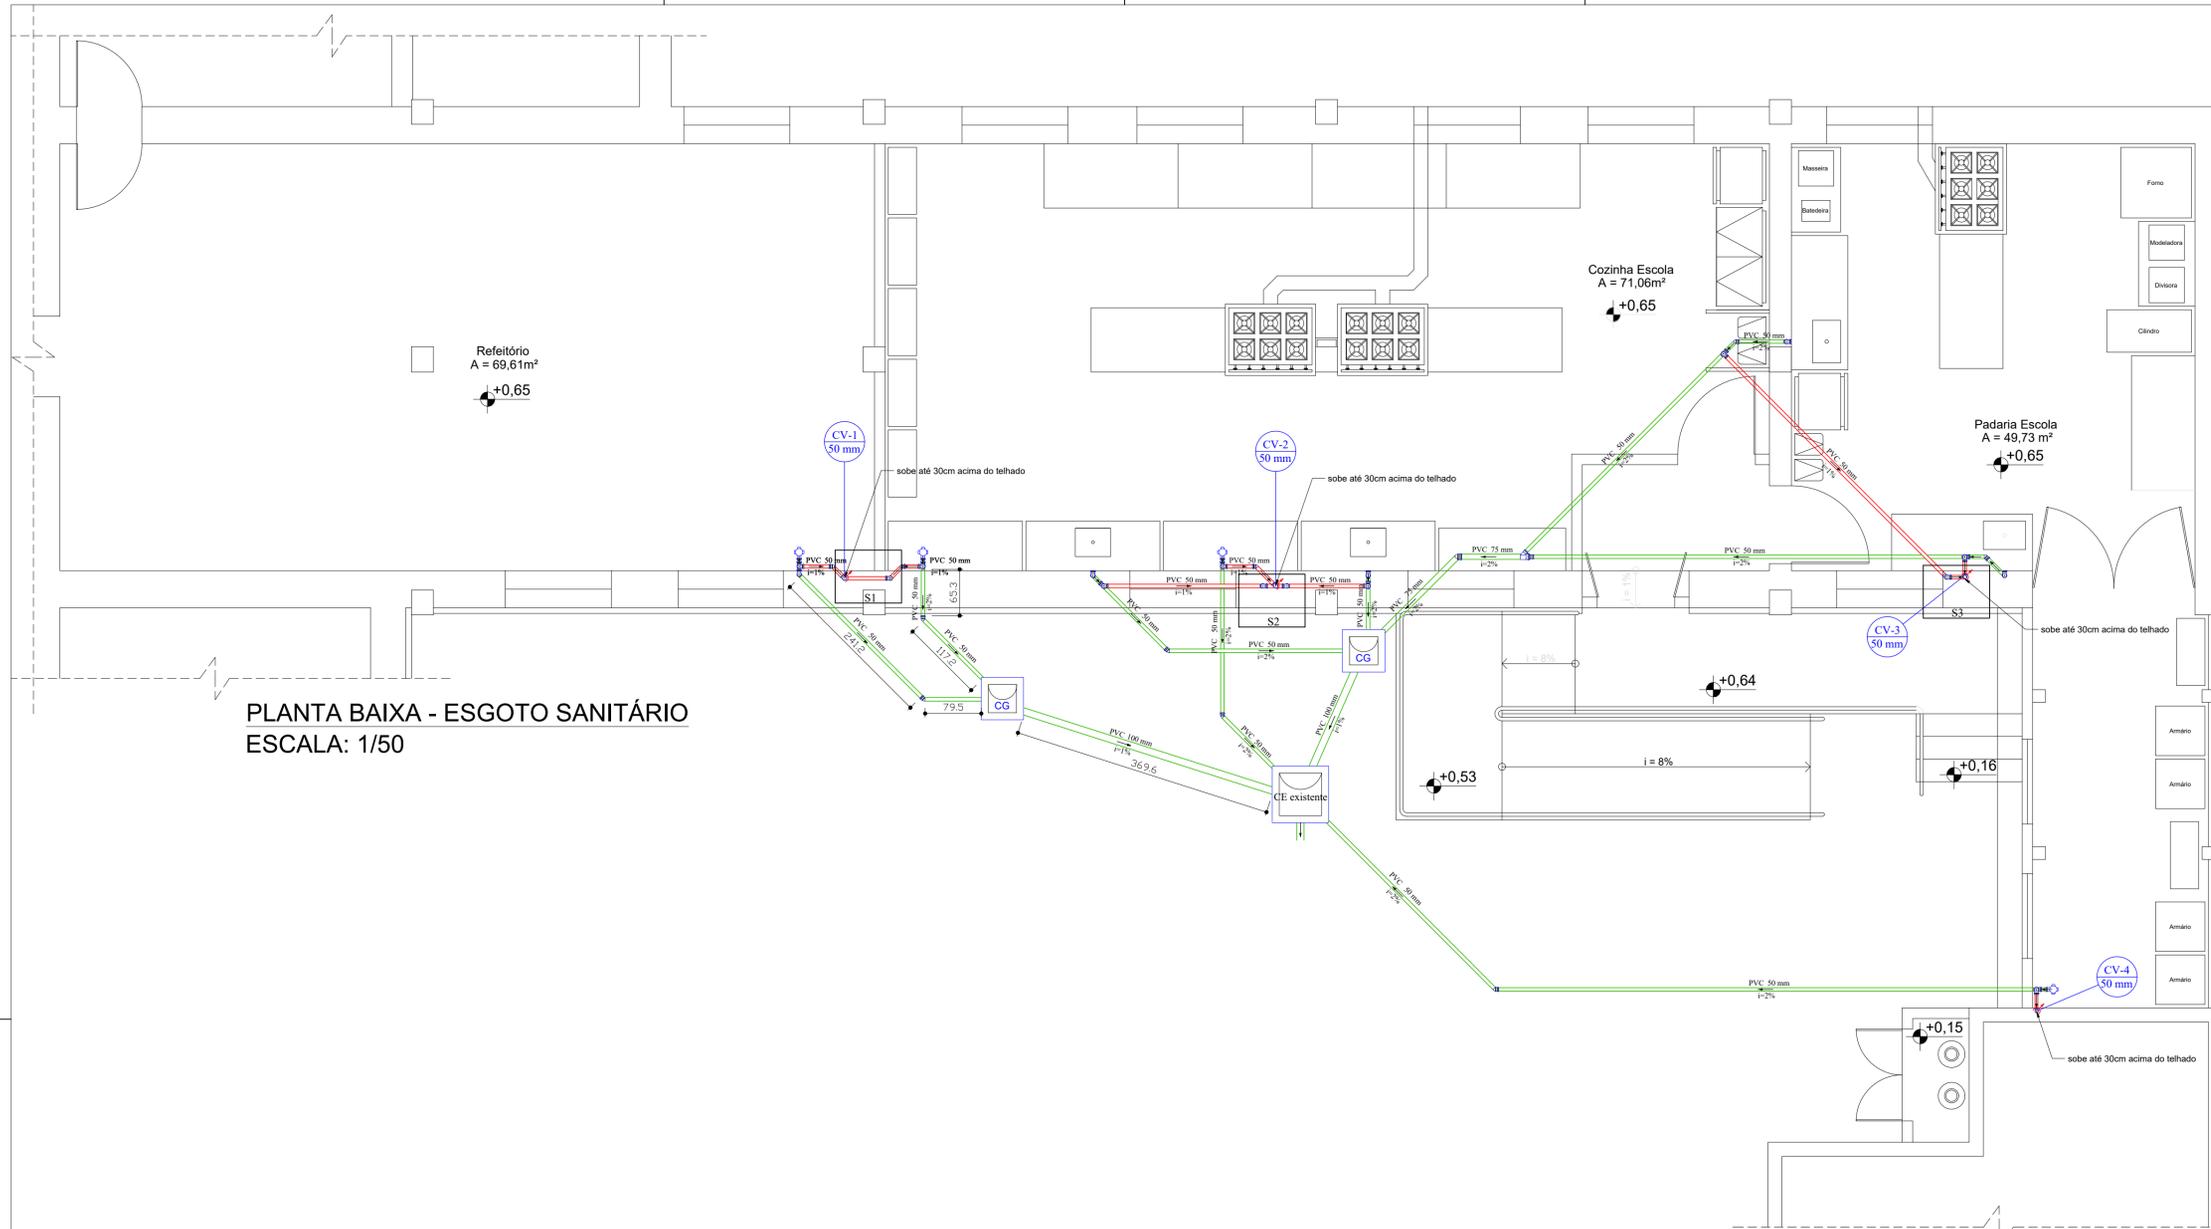


Lista de Materiais	
Caixas de Passagem	
Caixa de gordura CG 60x60 cm	2 pç
PVC Acessórios	
Caixa sifonada 100x100x50	4 pç
Sifão p/ pia 1" - 2"	4 pç
Válvula p/ pia 1"	4 pç
PVC Esgoto	
Joelho 45	
50 mm	10 pç
75 mm	1 pç
Joelho 90	
50 mm	29 pç
Junção simples	1 pç
75 mm - 50 mm	
Redução excêntrica	1 pç
75 mm - 50 mm	
Tubo rígido c/ ponta lisa	
100 mm - 4"	3,00 m
50 mm - 2"	74,00 m
75 mm - 3"	3,00 m
Tê sanitário	
50 mm - 50 mm	11 pç
Terminal de ventilação	
50 mm	4 pç


Legenda	
	Caixa Sifonada
	Caixas Inspeção Esgoto
	Caixas de Gordura
	Joelho 45
	Joelho 90- sobre
	Junção simples c/ redução
	Joelho 90
	Ramais de Ventilação
	Tubulação de esgoto
	Tubulação de ventilação

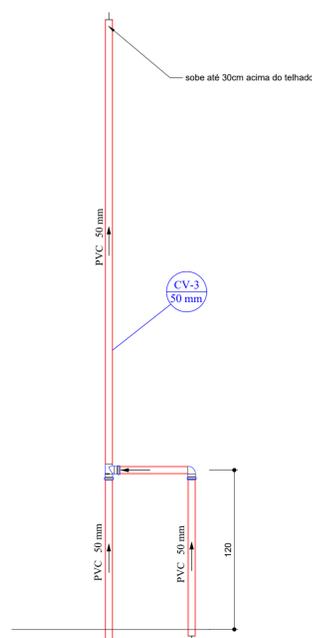

DETALHE S1- LIGAÇÃO COLUNA VENTILAÇÃO - VERTICAL
Sem escala

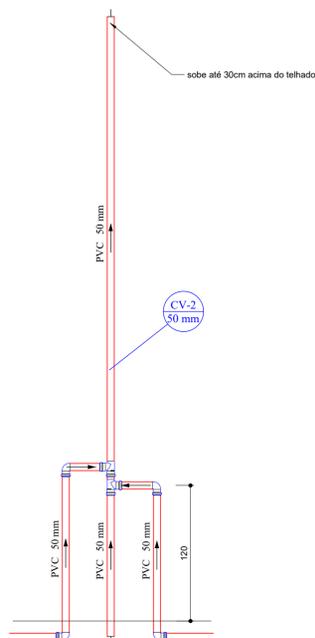

DETALHE S2- LIGAÇÃO COLUNA VENTILAÇÃO - VERTICAL
Sem escala

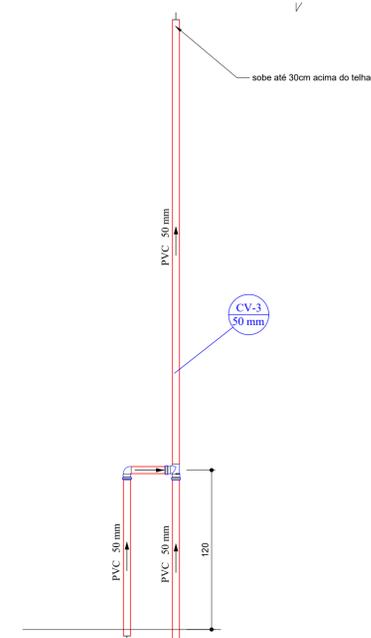

DETALHE S3- LIGAÇÃO COLUNA VENTILAÇÃO - VERTICAL
Sem escala



PREFEITURA DE MURIAÉ
SECRETARIA MUNICIPAL DE OBRAS PÚBLICAS
PROJETO HIDROSSANITÁRIO

PROJETO HIDROSSANITÁRIO- COZINHA ESCOLA

PREFEITURA DE MURIAÉ / CNPJ: 17.947.581/0001-76

PREFEITO MARCOS GUARINO DE OLIVEIRA

SECRETARIA MUNICIPAL DE OBRAS PÚBLICAS:

SECRETÁRIO JORGE FERES FILHO

R. T. PROJETO:

ARQUIVO: Hidrossanitário-CozinhaEscola_rev01.dwg

ENG. RENATO STOQUE MARTINS/ CREA-MG Nº 330209MG

DATA: 20/10/2022

ESC: INDICADAS

02/02

PLANTA BAIXA PROJETO DE ESGOTO SANITÁRIO E
DETALHES

RUA ITAGIBA DE OLIVEIRA, s/n- BARRA - MURIAÉ - MG