

1 PLANTA BAIXA
ESCALA 1/75

LEGENDA


	CAIXA DE ESGOTO		CAIXA DE SOMBIA
	SANTOASINHALTO		CAIXA DE BANCHEIRO
	VANAS		PANORAMA
	LAVANETOS		RECEPCAO
	ALMOXARIFADO		SANTOASINHALTO
	KITCHEN		HALL
	COZINA		JARDIM
	SANTOASINHALTO		MACRO
	VANAS		ESCALA
	ALMOXARIFADO		SANTOASINHALTO
	KITCHEN		HALL
	COZINA		JARDIM

NOTAS

- OS PLANOS ESTÃO EM CONFORMIDADE COM O PROJETO DE PROTEÇÃO E SAÚDE DO ENTÃO.
- CASO SEJA NECESSÁRIA A ELABORAÇÃO DE PROJETO DE PROTEÇÃO E SAÚDE DO ENTÃO.
- O ENTÃO DEVERÁ SER ELABORADO COM O OBJETIVO DE PROTEÇÃO E SAÚDE DO ENTÃO.
- ANTES DA CONCRETIZAÇÃO DEVERÁ SER ELABORADO O PROJETO DE PROTEÇÃO E SAÚDE DO ENTÃO.

REFERÊNCIAS

- NBR 9070 - 2015 - SANEAMENTO BÁSICO - PROJETO
- NBR 12216 - 2015 - SANEAMENTO BÁSICO - PROJETO - SANITÁRIO

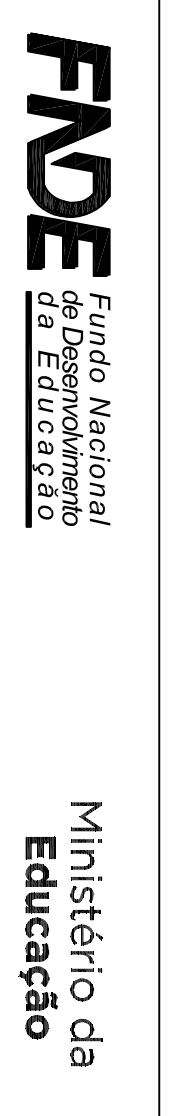

PROJETO PADRÃO - FUNDE

PROPRIETÁRIO: PREFEITURA MUNICIPAL DE MURIBE
ENDEREÇO: RUA 08, LOTES DE 03 A 14 DA QUADRA N. LOTEAMENTO DORNELIAS II, MUNICÍPIO - UF: MURIBE - MS.
Criação pelo Departamento de Saneamento Básico e Água - DSA
RESP. TÉCNICO E AUTOR DO PROJETO: CREA-DF: 211690
PREFEITURA MUNICIPAL DE MURIBE

PROJETO DE INSTALAÇÕES

PROGRAMA PROINFÂNCIA - PROJETO TIPO 1

OBSERVAÇÕES:

PLANOS DE INSTALAÇÃO DE SANEAMENTO BÁSICO E ÁGUA

REVISÃO: 02/07

PROJETO	PROJETO DE INSTALAÇÕES	PROJETO	PROJETO
PROJETO	PROJETO DE INSTALAÇÕES	PROJETO	PROJETO
PROJETO	PROJETO DE INSTALAÇÕES	PROJETO	PROJETO
PROJETO	PROJETO DE INSTALAÇÕES	PROJETO	PROJETO