



CAPTOR TIPO FRANKLIN  
SOBRE MASTRO DE 3,00 m  
VER DETALHE 04 - PRANCHA 03/03

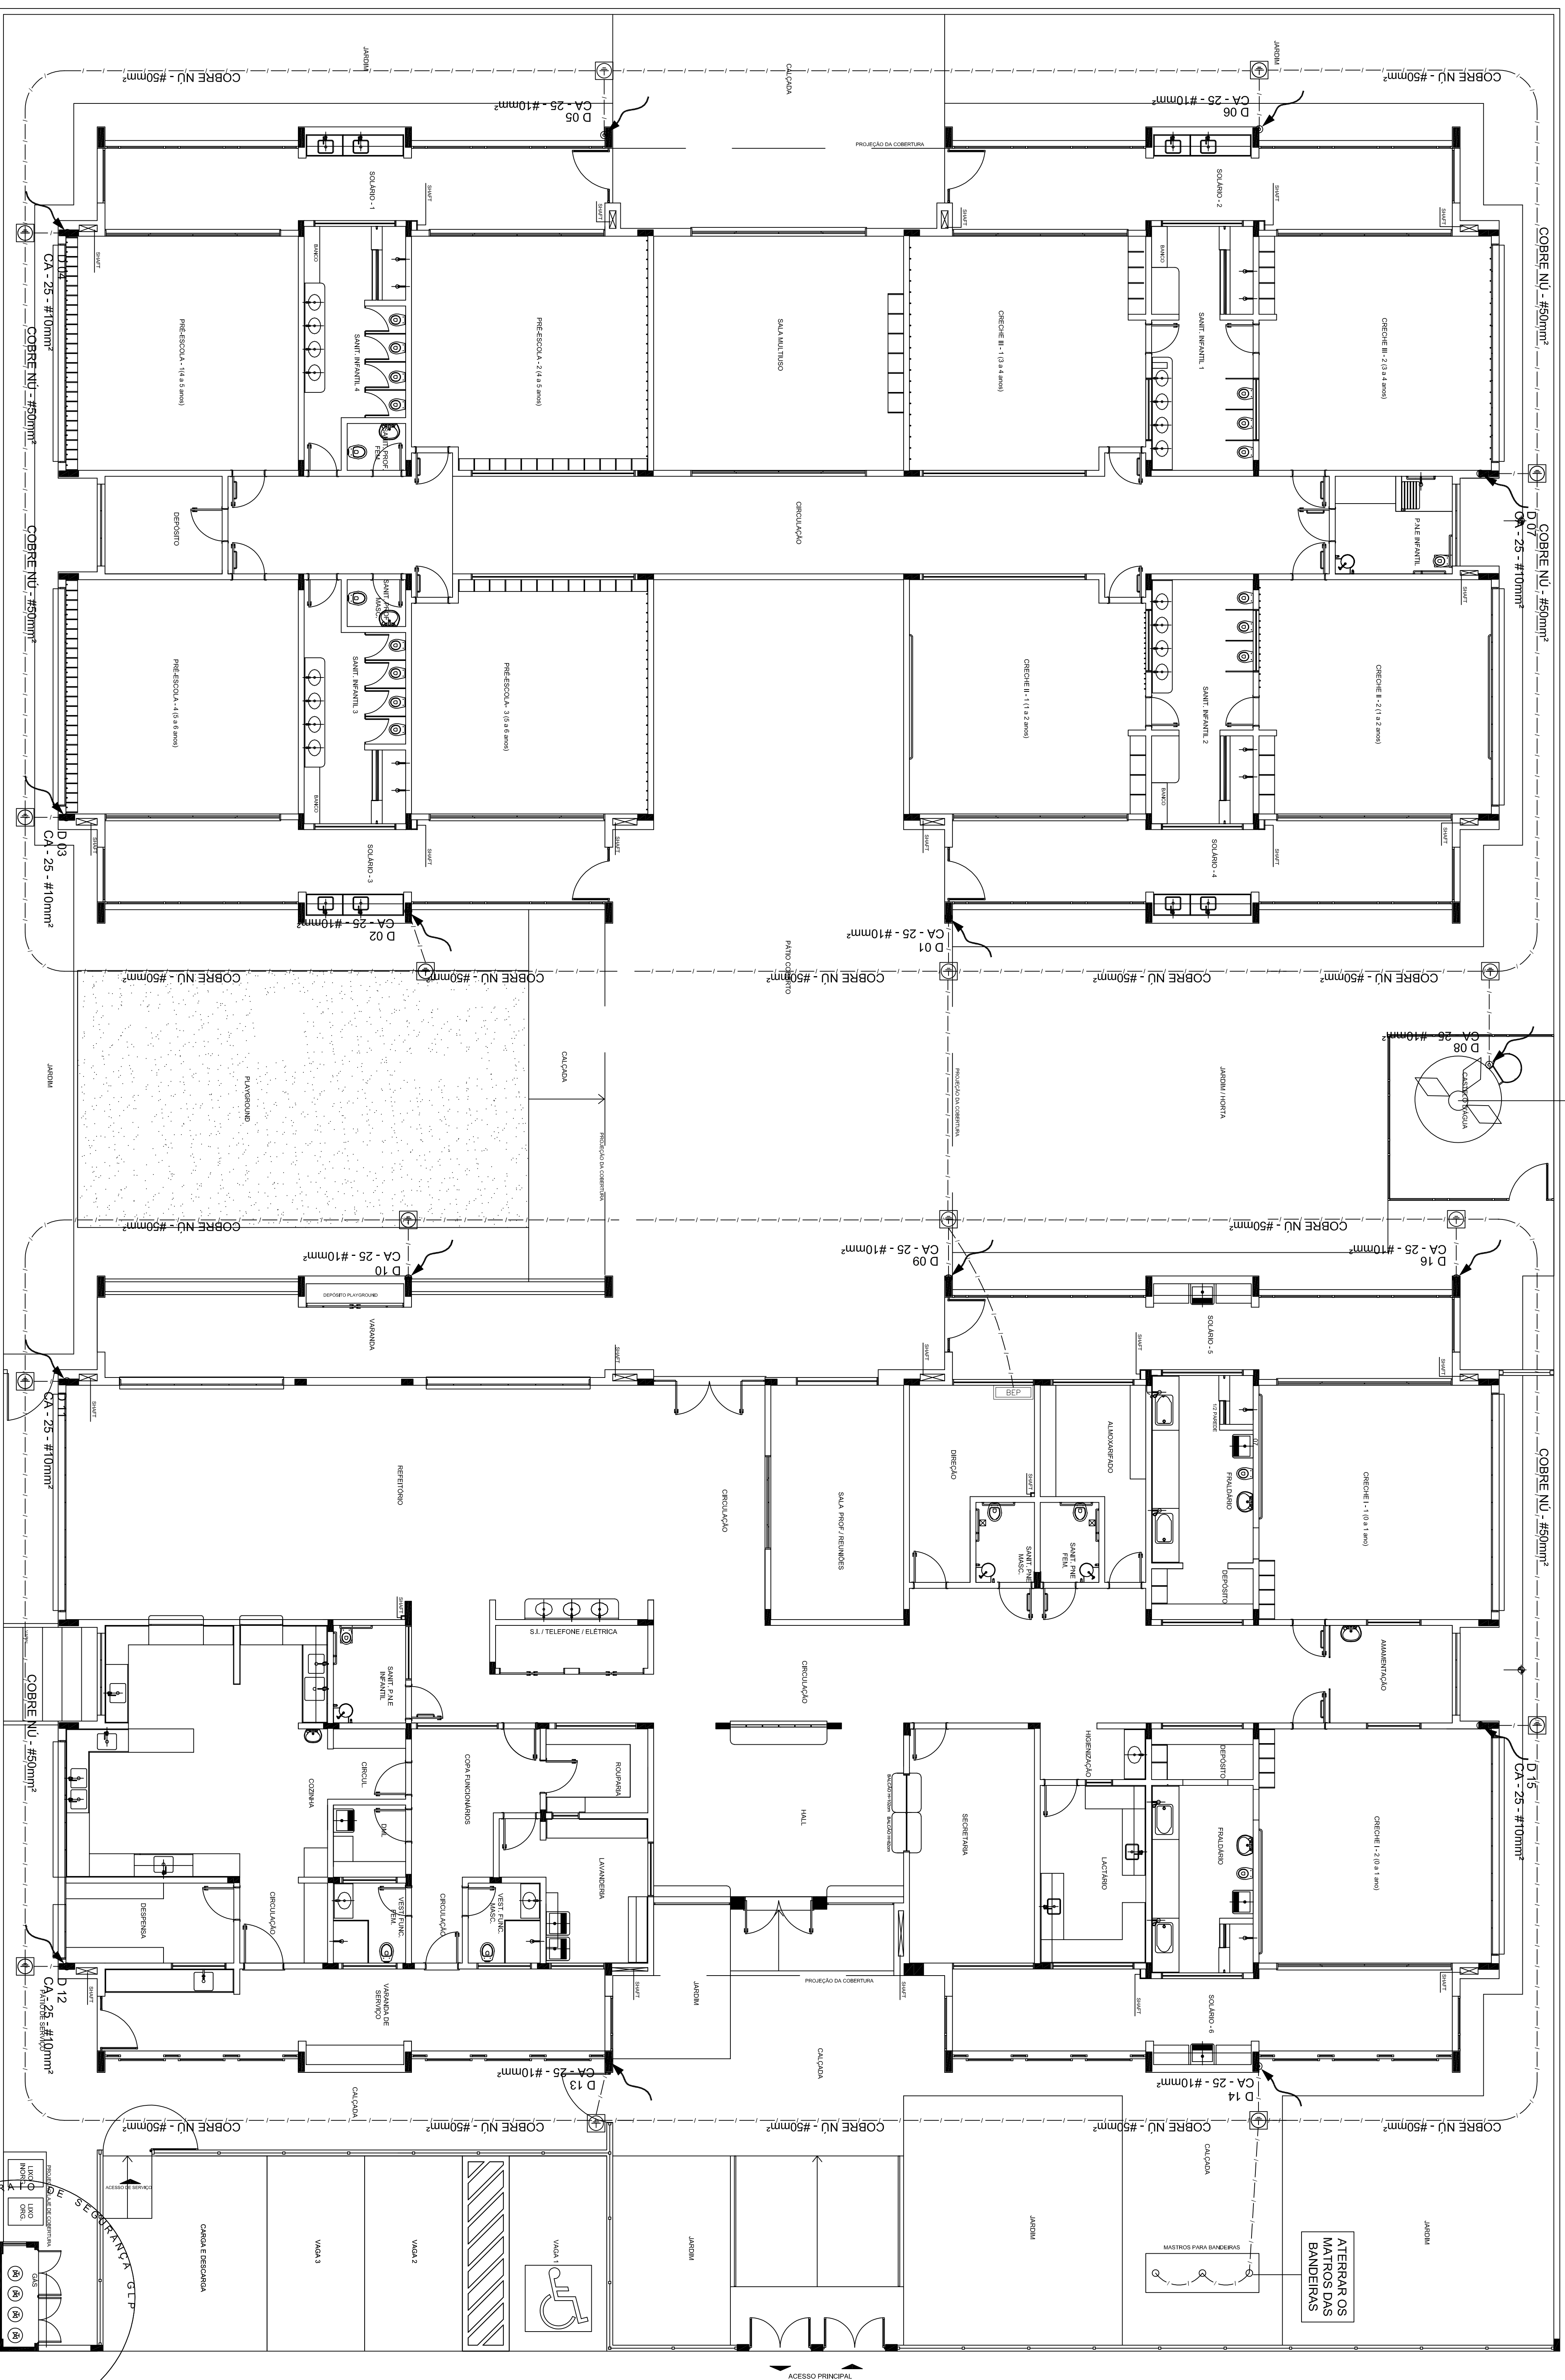

1 PLANTA BAIXA  
ESCALA 1/75

LEGENDA

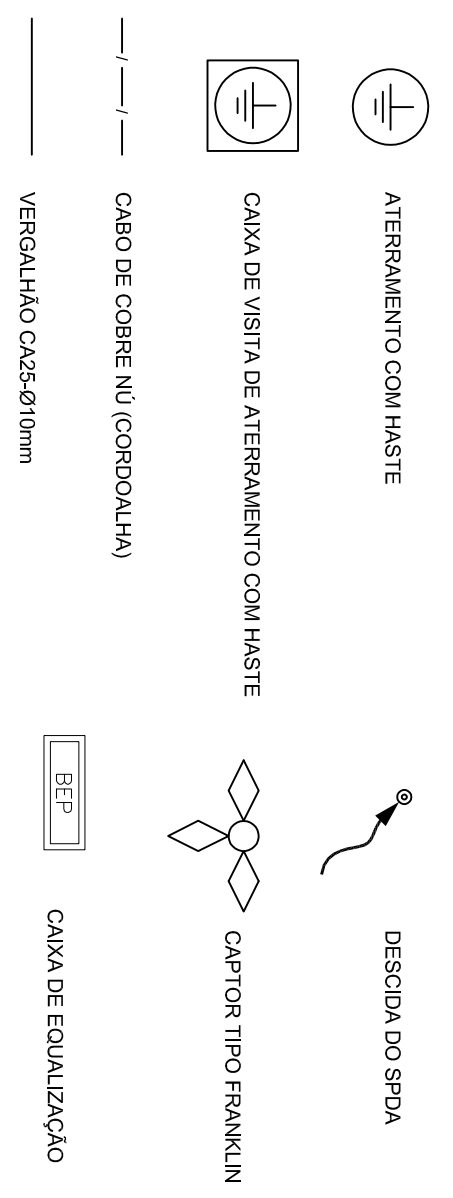

**OBSERVAÇÃO**  
VALOR ORÇAMENTO ATERRAMENTO  
- ANOS A EXECUÇÃO DA INSTALAÇÃO CONCORRE ESTE PROJETO TODOS OS SISTEMAS DE ATERRAMENTO DEVIDO TER ESTE VALOR POISSA FAREMOS SEM USANDO ATERRAMENTO DE SIMILAR  
- A RESISTÊNCIA DA CONTINUIDADE ELÉTRICA DAS RAMONHAS DO SISTEMA SERE SER AFERRICA 4.0MM  
- ALEM DOS NEUTROS DEVERIAO SER LIGADOS AOS FIOS TERRA TODAS AS PARTES METALICAS NAO ENERGIZADAS

**NOTAS**  
- A PRODUÇÃO DE MANUA PARA MANUA DE ATERRAMENTO E DE 50 CM FORMANDO AERIAL UM SISTEMA.  
REFERÊNCIAS  
- REGRAS DESCRITIVO ESPERANÇAS TÉCNICAS  
- PLANILHA DE QUANTITATIVOS

Nº	DATA	DESCRIÇÃO
02	JANERO 2017	Aprovação: quadro de áreas, levantamento topográfico, levantamento de infraestrutura, mobilidade e equipamentos, estudo de conforto nos ambientes, cor dos pontos dos cabos e altura da porta para cadeirantes, estudo de segurança contra incêndio, estudo de acessibilidade, estudo de infraestrutura educacional
01	JULHO 2016	Aprovação: projeto de arquitetura, projeto de engenharia elétrica, projeto de infraestrutura educacional, projeto de infraestrutura de saneamento básico, projeto de infraestrutura de segurança, projeto de infraestrutura de acessibilidade, projeto de infraestrutura de mobilidade

**FNDE** *Fundo Nacional de Desenvolvimento da Educação*

PROJETO PADRÃO - FNDE

PROPRIETÁRIO: PREFEITURA MUNICIPAL DE MURIBE  
 ENDEREÇO: RUA 08, LOTES DE 03 A 14 DA QUADRA N. LOTEAMENTO DORNELIAS II, MUNICÍPIO - UF: MURIBE - MS.  
 Carlos Bruno Padua  
 RESP. TÉCNICO E AUTOR DO PROJETO  
 CREA-DF: 21106/0  
 PREFEITURA MUNICIPAL DE MURIBE

DTFO	CREA
	RA

PROGRAMA PROINFÂNCIA - PROJETO TIPO 1		PROJETO DE INSTALAÇÕES	
CONTRATADO	CONTRATANTE	PROJETO	INDICADA
CGEST - Companhia Geral de Infraestrutura Educacional	SIST. PROT. DESCARGAS ATMOSFERICAS PLANTA DE DISTRIBUIÇÃO DO SISTEMA PLANTA BAIXA	RAI	JANERO 2017
EDUCACIONAL	EDUCACIONAL	PRANCHA	01/03