


PLANTA BAIXA – 1º PAVIMENTO
ESCALA: 1/50

LEGENDA:

- ILUMINAÇÃO DE EMERGÊNCIA AUTÔNOMA H=2,80m
- LUMINÁRIAS PAFLOW 10W 127V
- TOMADA ALTA 127V H=2,10M
- TOMADA BAIXA DUPLA 127V H=0,30M
- TOMADA DUPLA NO PISO 127V
- TOMADA MÉDIA 127V H=1,20M
- TOMADA MÉDIA DUPLA 127V H=1,20M
- TOMADA NO TETO 127V
- PONTO DE FORÇA PARA CHUVEIRO
- TOMADA PARA AR CONDICIONADO 220V - 2P+T 20A
- INTERRUPTOR 1 SEÇÃO PARALELO
- INTERRUPTOR 1 SEÇÃO SIMPLES
- INTERRUPTOR 2 SEÇÕES (1SIMPLES 1PARALELO)
- INTERRUPTOR 2 SEÇÕES SIMPLES
- CAIXA 4X2" ALTA H=2,30M
- CONDUITO QUE DESCE
- COTOVELO "U" PERFURADO 50X50mm
- CURVA VERTICAL EXTERNA 90 "U" PERFURADO 50X25MM
- SAÍDA LATERAL Ø1
- TÊ HORIZONTAL 90 "U" PERFURADO 50X50mm
- TOMADA BAIXA 127V H=0,30M
- QUADRO DE DISTRIBUIÇÃO ELÉTRICA
- ELETR. EM PVC RÍGIDO – APARENTE NA PAREDE
- ELETR. CORRUGADO – EMBUTIDO NA PAREDE
- ELETR. METÁLICO FLEXÍVEL – EMBUTIDO NO DRYWALL
- ELETR. METÁLICO FLEXÍVEL – EMBUTIDO NO FORRO
- ELETR. EM PVC RÍGIDO – EMBUTIDO NO FORRO
- ELETR. EM PVC RÍGIDO – EMBUTIDO NO TETO
- ELETR. CORRUGADO – EMBUTIDO NO PISO
- ELETROCALHA PERFURADA "U" 50mmX50mm
- NEUTRO, FASE, RETORNO, TERRA

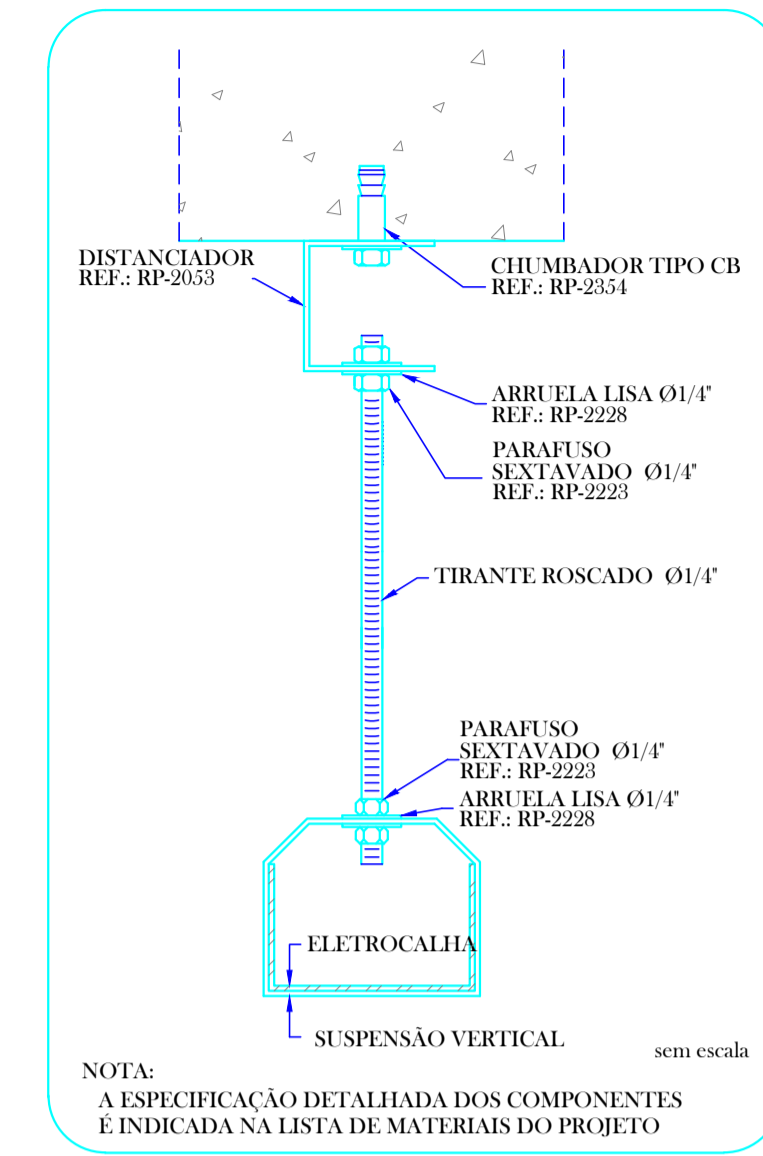

DETALHE TÍPICO DA SUPORTAÇÃO ELETROCALHA - SUSPENSÃO VERTICAL FIXAÇÃO SIMPLES

LEGENDA:

Projeto:	UBS TIPO 01 - BAIRRO SÃO CRISTÓVÃO - MURIAÉ/MG	Folha:	03 / 05
Objeto:	PROJETO ELÉTRICO		
Endereço:	RUA ITÁLIA, S/N. (ESQUINA COM RUA MAURITANIA), BAIRRO SÃO CRISTÓVÃO - MURIAÉ/MG		
Proprietário:	PREFEITURA MUNICIPAL DE MURIAÉ/MG		
Contratante:	ASSOCIAÇÃO MUNICIPAL DA MICRO-REGIÃO DO MÉDIO RIO POMBA - AMERP		
Município:	MURIAÉ		
Comarca:	MURIAÉ		
Estado (UF):	MINAS GERAIS		
Descrição:	PLANTA BAIXA DO 1º PAVIMENTO, LEGENDA DA FIAÇÃO, SIMBOLOGIAS, DETALHE DA SUPORTAÇÃO		
Data:	20/04/2023	ART:	MG20231952056

Áreas:		PROPRIETÁRIO:	
TÉRREO	199,21 m²	PREFEITURA MUNICIPAL DE MURIAÉ	
1º PAVIMENTO	171,33 m²	CNPJ: 17.947.581/0001-76	
ÁREA TOTAL	370,54 m²	CONTRATANTE:	
		ASSOC MUNIC MICRO-REGIÃO MÉDIO RIO POMBA-AMERP	
		CNPJ: 20.350.328/0001-45	
		RESPONSÁVEL TÉCNICO:	
		ENG. HENRIQUE VITAL DO CARMO FREITAS	
		ENGº CIVIL- CREA MG 188562	

6 D ENGENHARIA E PROJETOS

RUA EDMUNDO GERMANO Nº 35 - CENTRO - MURIAÉ - MG
TELEFAX - 3722-1064 - E-MAIL - AMERP@AMERP.COM.BR

Aprovação:

Associação dos Municípios da
Microrregião do Médio Rio Pomba

RUA EDMUNDO GERMANO Nº 35 - CENTRO - MURIAÉ - MG
TELEFAX - 3722-1064 - E-MAIL - AMERP@AMERP.COM.BR

LEGENDA DA FIAÇÃO QD-1

