


Legenda de condutos			
	Esgoto		COLUNA DE VENTILAÇÃO
	Esgoto (Gordura)		COLUNA DE ESGOTO
	Ventilação		COLUNA DE ESGOTO (GORDURA)
	Pluvial		COLUNA DE PLUVIAL

## PLANTA BAIXA - COBERTURA DO TELHADO - SANITÁRIO

ESCALA 1:50

### DETALHES DAS ABRAÇADEIRAS METÁLICAS

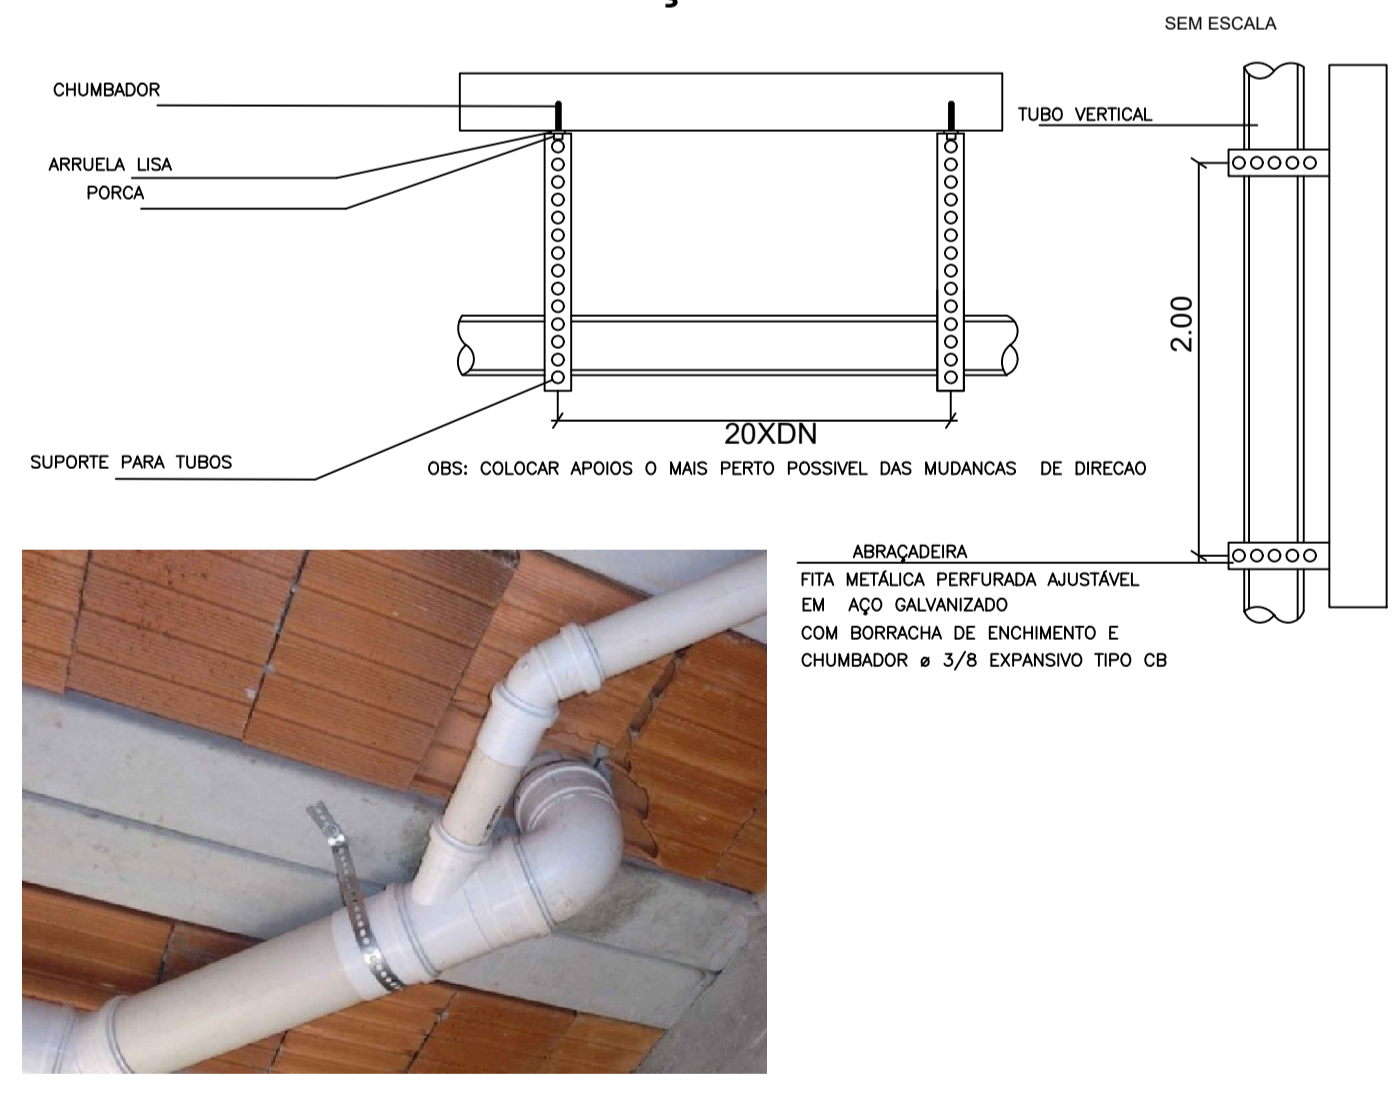


- LEGENDA:
- AS CAIXAS D'ÁGUA DEVERÃO SER APOIADAS EM BASE PLANA COM ELEVAÇÃO DE 65cm;
  - TODAS AS MUDANÇAS DE DIREÇÃO DEVERÃO SER POR CONEXÃO DO TIPO CURVA;
  - HAVENDO DIVERGÊNCIA ENTRE A ESCALA E A COTA, PREVALECER A COTA;
  - AS INSTALAÇÕES DE ÁGUA FRIA DEVEM OBEDECER A NBR 5626, DEVEM SER SUBMETIDAS A ENSAIOS DE ESTANQUEIDADE DURANTE O PROCESSO DE MONTAGEM, QUANDO ELAS AINDA ESTÃO EXPOSTAS, E PORTANTO SUJEITAS A INSPEÇÃO VISUAL E EVENTUAIS REPAROS;
  - A TUBULAÇÃO DE ÁGUA FRIA QUE PASSA NO PISO DEVE SEMPRE ESTAR ACIMA DAS TUBULAÇÕES DE ESGOTO;
  - A EXECUÇÃO DO TELHADO, DEVERÁ SEGUIR O PROJETO EXECUTIVO DE ARQUITETURA E ESTRUTURAL;
  - TODAS AS INTERFACES DE LIGAÇÃO ENTRE AS TUBULAÇÕES E AS CAIXAS DE ÁGUA, DEVERÃO SER EXECUTADAS SEGUINDO AS RECOMENDAÇÕES DO FABRICANTE DAS MESMAS.

Projeto: UBS TIPO 01 - BAIRRO SÃO CRISTÓVÃO - MURIAÉ/MG Folha: 08 / 17

Objeto: PROJETO HIDROSSANITÁRIO  
 Endereço: RUA ITÁLIA, S/N. (ESQUINA COM RUA MAURITANIA), BAIRRO SÃO CRISTÓVÃO - MURIAÉ/MG  
 Proprietário: PREFEITURA MUNICIPAL DE MURIAÉ/MG  
 Contratante: ASSOCIAÇÃO MUNICIPAL DA MICRO-REGIÃO DO MÉDIO RIO POMBA - AMERP  
 Município: MURIAÉ  
 Comarca: MURIAÉ  
 Estado (UF): MINAS GERAIS  
 Descrição: PLANTA BAIXA COBERTURA DO TELHADO  
 Data: 01/03/2023 ART: MG20231952056

Áreas:	
TÉRREO	199,21 m <sup>2</sup>
1º PAVIMENTO	171,33 m <sup>2</sup>
ÁREA TOTAL	370,54 m <sup>2</sup>

PROPRIETÁRIO:  
 PREFEITURA MUNICIPAL DE MURIAÉ  
 CNPJ: 17.947.581/0001-76

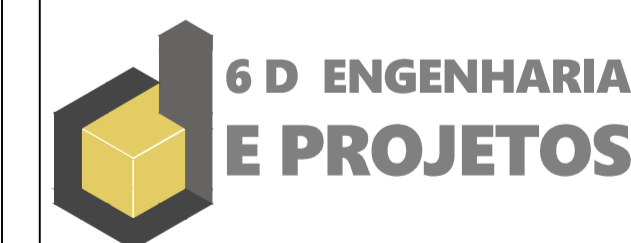

CONTRATANTE:  
 ASSOC MUNIC MICRO-REGIAO MEDIO RIO POMBA-AMERP  
 CNPJ: 20.350.328/0001-45

RESPONSÁVEL TÉCNICO:  
 ENG. HENRIQUE VITAL DO CARMO FREITAS  
 ENG. CIVIL - CREA MG 188562

Aprovação:



Associação dos Municípios da  
 Microrregião do Médio Rio Pomba

RUA EDMUNDO GERMANO Nº 35 - CENTRO - MURIAÉ - MG  
 TELEFAX - 3722-1094 - E-MAIL - AMERP@AMERP.COM.BR