
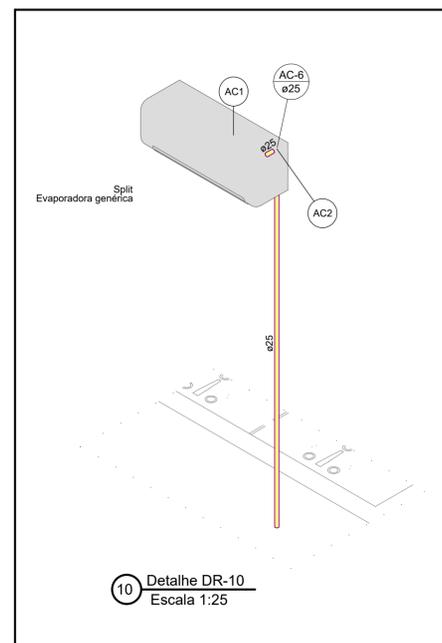
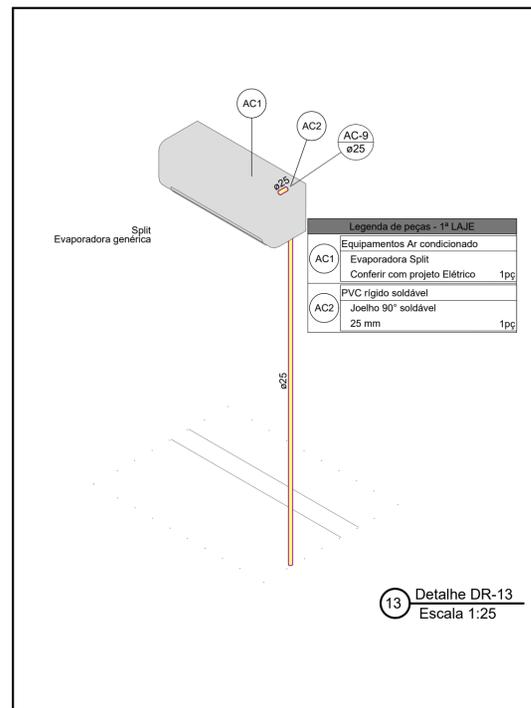
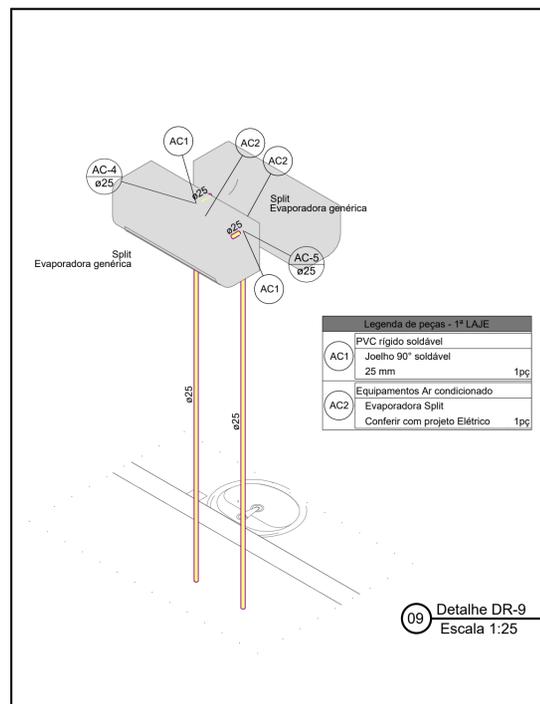
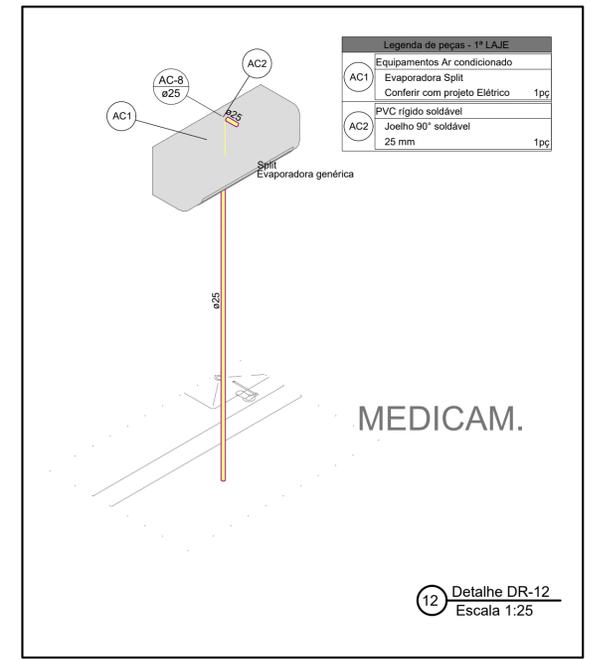


## PLANTA BAIXA - 1 PAVIMENTO - CLIMATIZAÇÃO

ESCALA 1:50

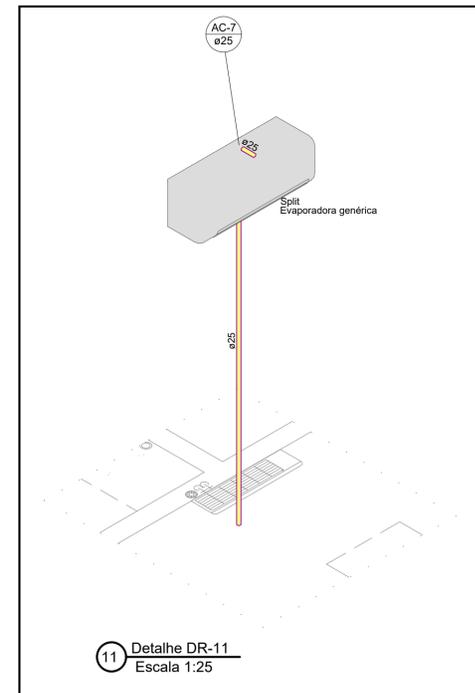

- LEGENDA:
- AS ÁGUAS DA CLIMATIZAÇÃO NÃO DEVEM SER LANÇADAS EM REDES DE ESGOTO;
  - AS SUPERFÍCIES HORIZONTAIS DE LAJE DEVEM TER DECLIVIDADE MÍNIMA DE 0,5%, DE MODO QUE GARANTA O ESCOAMENTO DAS ÁGUAS CLIMATIZAÇÃO, ATÉ OS PONTOS DE DRENAGEM PREVISTOS;
  - NO CASO DAS TUBULAÇÕES CLIMATIZAÇÃO QUE TEM SEU DESVIO FEITO NA HORIZONTAL E VERTICAL DEVERÃO SER FIXADOS COM ABRACADEIRAS METÁLICAS A CADA 2,00 M;
  - HAVENDO DIVERGÊNCIA ENTRE A ESCALA E A COTA, PREVALER A COTA;
  - TODOS OS CONJUNTOS DE CLIMATIZAÇÃO PREVISTO NO PAVIMENTO TÉRREO, DEVEM PASSA POR BAIXO DAS VIGAS BALDRAMES;
  - A TUBULAÇÃO NOS SISTEMAS DE CLIMATIZAÇÃO DEVEM SER DE PVC RÍGIDO SÉRIE NORMAL.

Projeto:	UBS TIPO 01 - BAIRRO SÃO CRISTÓVÃO - MURIAÉ/MG	Folha:	17 / 17
Objeto:	PROJETO HIDROSSANITÁRIO		
Endereço:	RUA ITÁLIA, S/N. (ESQUINA COM RUA MAURITANIA), BAIRRO SÃO CRISTÓVÃO - MURIAÉ/MG		
Proprietário:	PREFEITURA MUNICIPAL DE MURIAÉ/MG		
Contratante:	ASSOCIAÇÃO MUNICIPAL DA MICRO-REGIÃO DO MÉDIO RIO POMBA - AMERP		
Município:	MURIAÉ		
Comarca:	MURIAÉ		
Estado (UF):	MINAS GERAIS		
Descrição:	DETALHES TÉRREO CLIMATIZAÇÃO		
Data:	01/03/2023	ART:	MG20231952056

Áreas:	
TÉRREO	199,21 m²
1º PAVIMENTO	171,33 m²
ÁREA TOTAL	370,54 m²

PROPRIETÁRIO:	
PREFEITURA MUNICIPAL DE MURIAÉ	
CNPJ: 17.947.581/0001-76	

**6 D ENGENHARIA E PROJETOS**

CONTRATANTE:	
ASSOC MUNIC MICRO-REGIÃO MÉDIO RIO POMBA-AMERP	
CNPJ: 20.350.328/0001-45	

RESPONSÁVEL TÉCNICO:	
ENG. HENRIQUE VITAL DO CARMO FREITAS	
ENGº CIVIL- CREA MG 188562	

Aprovação:



Associação dos Municípios da Microrregião do Médio Rio Pomba  
RUA EDMUNDO GERMANO Nº 35 - CENTRO - MURIAÉ - MG  
TELEFAX - 3722-1094 - E-MAIL - AMERP@AMERP.COM.BR