


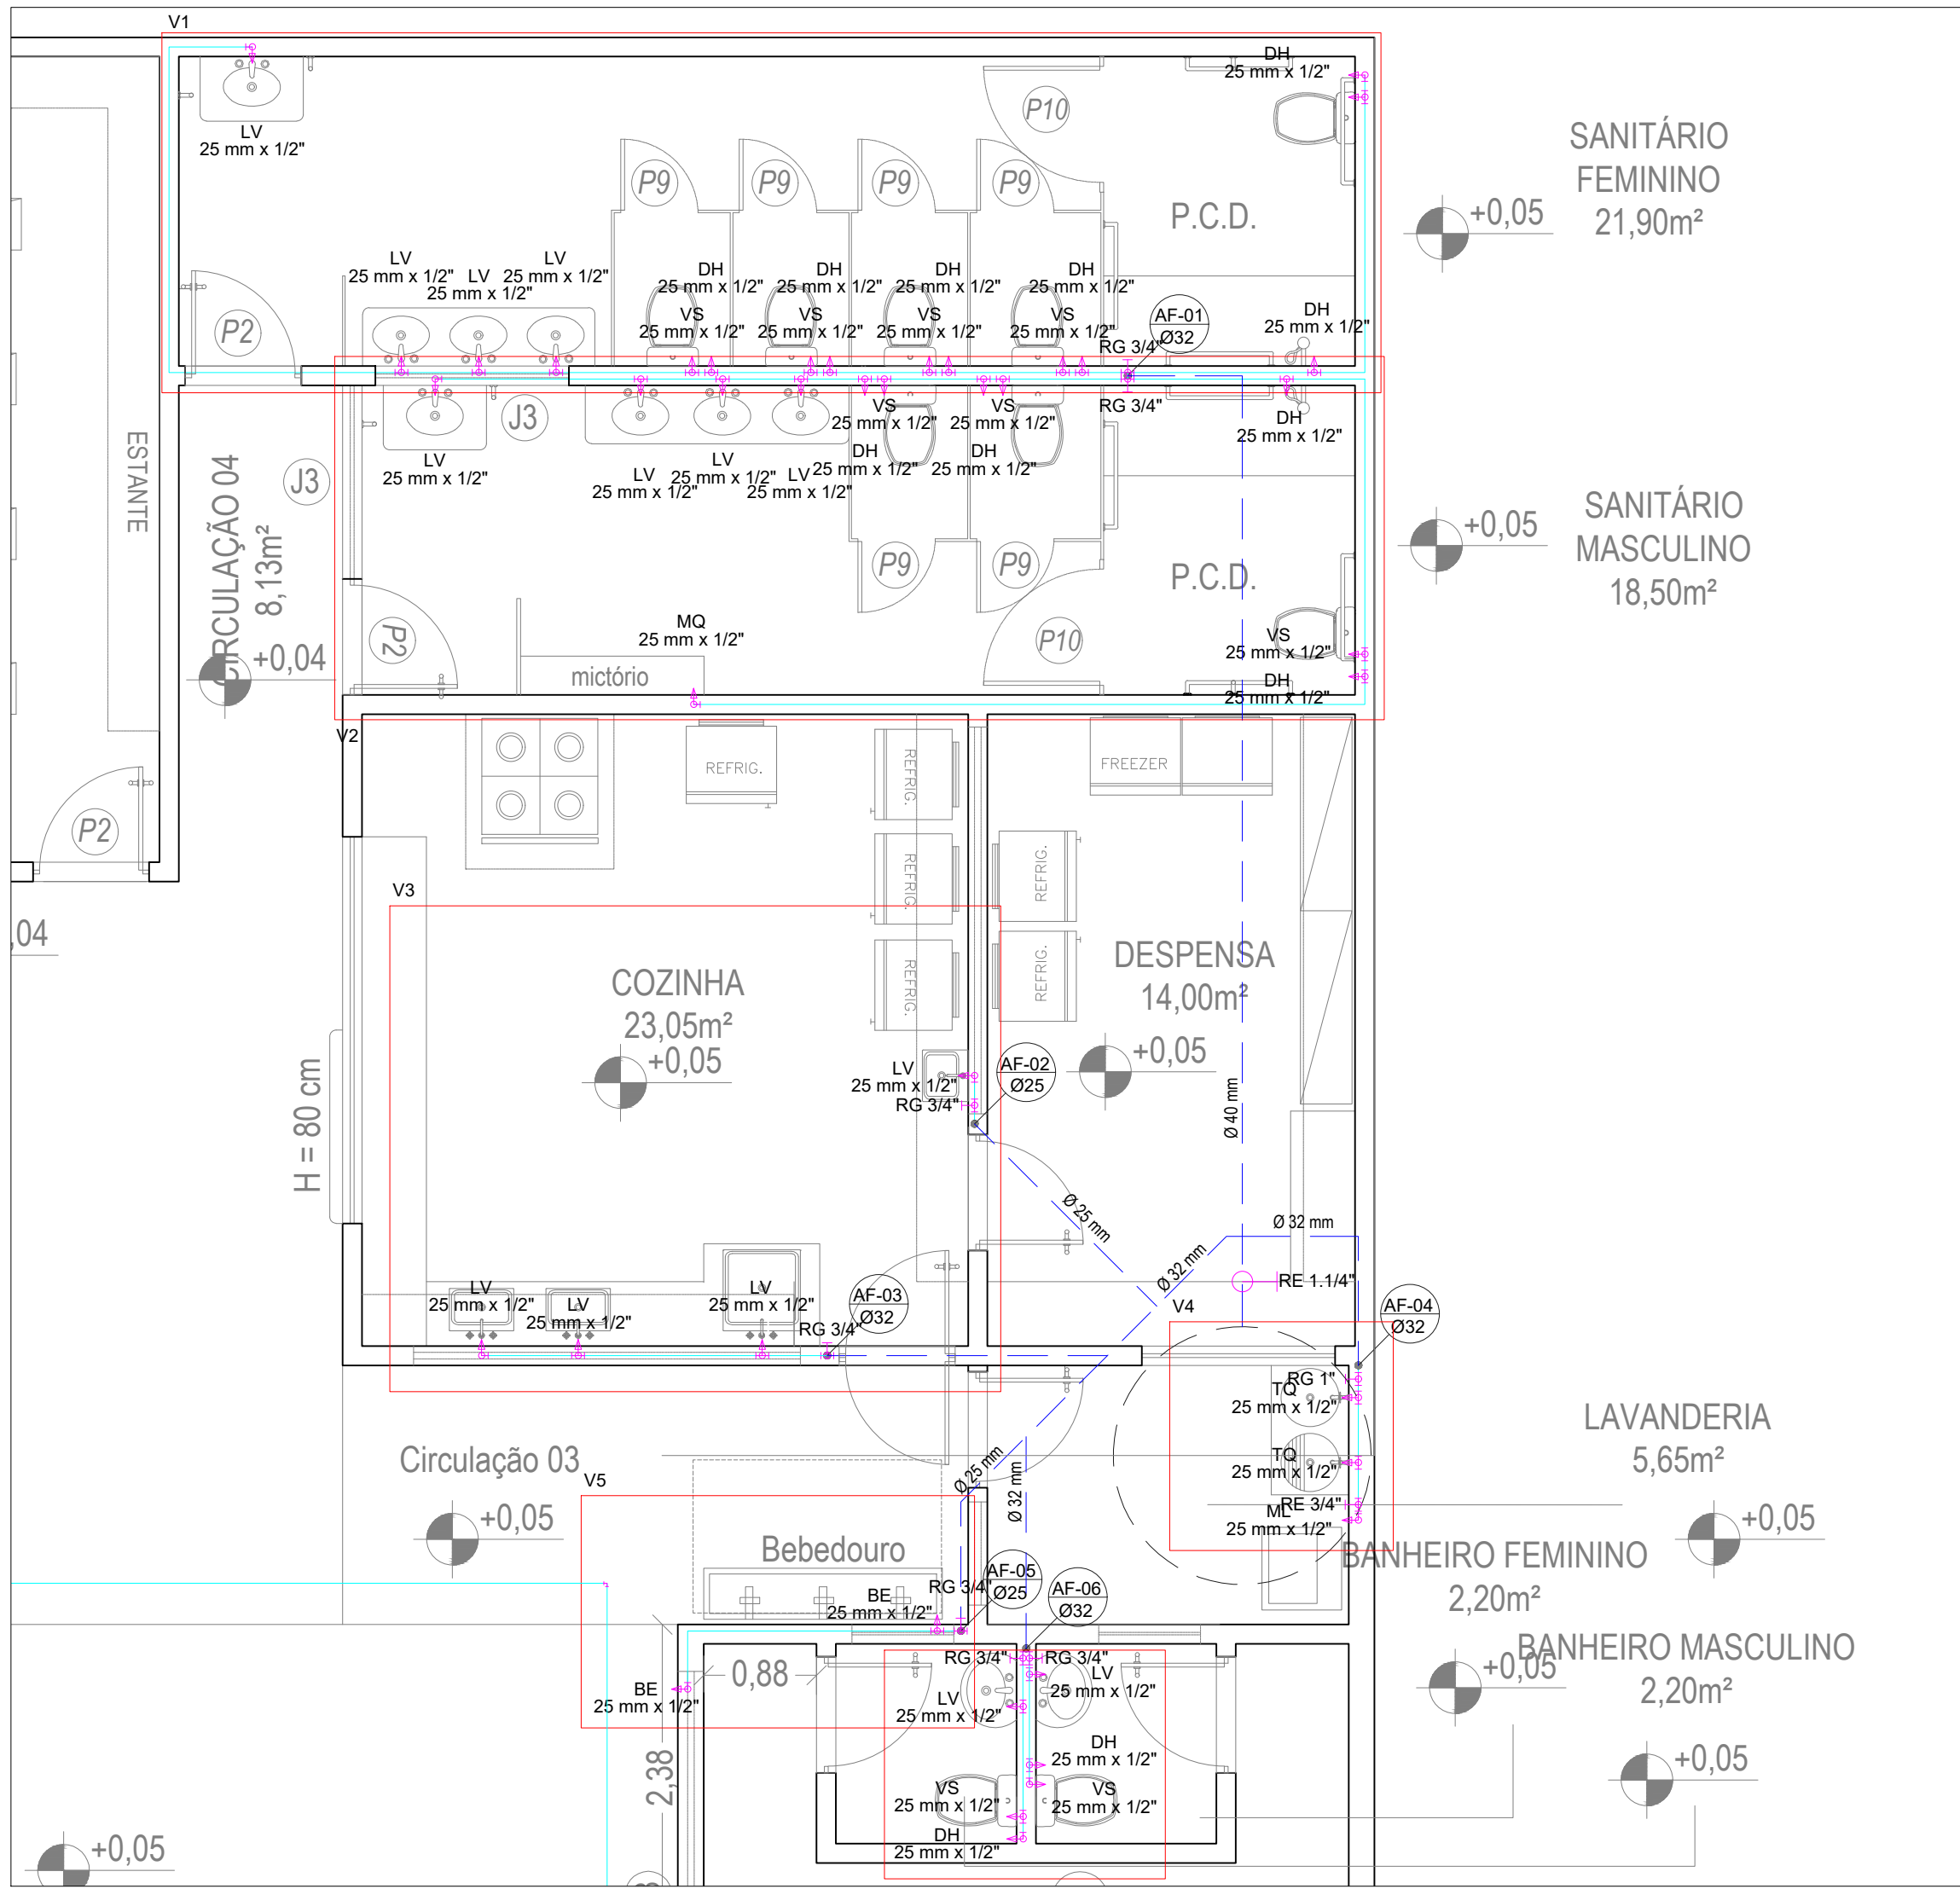

PLANTA BAIXA PAVIMENTO TÉRREO


ESCALA: 1/50



PLANTA BAIXA PAVIMENTO TÉRREO


ESCALA: 1/50

QUANTITATIVO - ÁGUA FRIA			
TUBULAÇÃO PVC Ø25	69,00 MLINLEAR	Ø EM MILÍMETRO	Ø EM POLEGADA
TUBULAÇÃO PVC Ø32	06,00 MLINLEAR	20	1/2"
TUBULAÇÃO PVC Ø40	05,00 MLINLEAR	25	3/4"
REGISTRO DE GAVETA - 3/4"	05 UN	32	1"
REGISTRO DE GAVETA - 1"	04 UN	40	1.1/4"
REGISTRO DE ESFERA - 3/4"	01 UN	50	1.1/2"
REGISTRO DE ESFERA - 1.1/4"	01 UN	60	2"
		75	2.1/2"

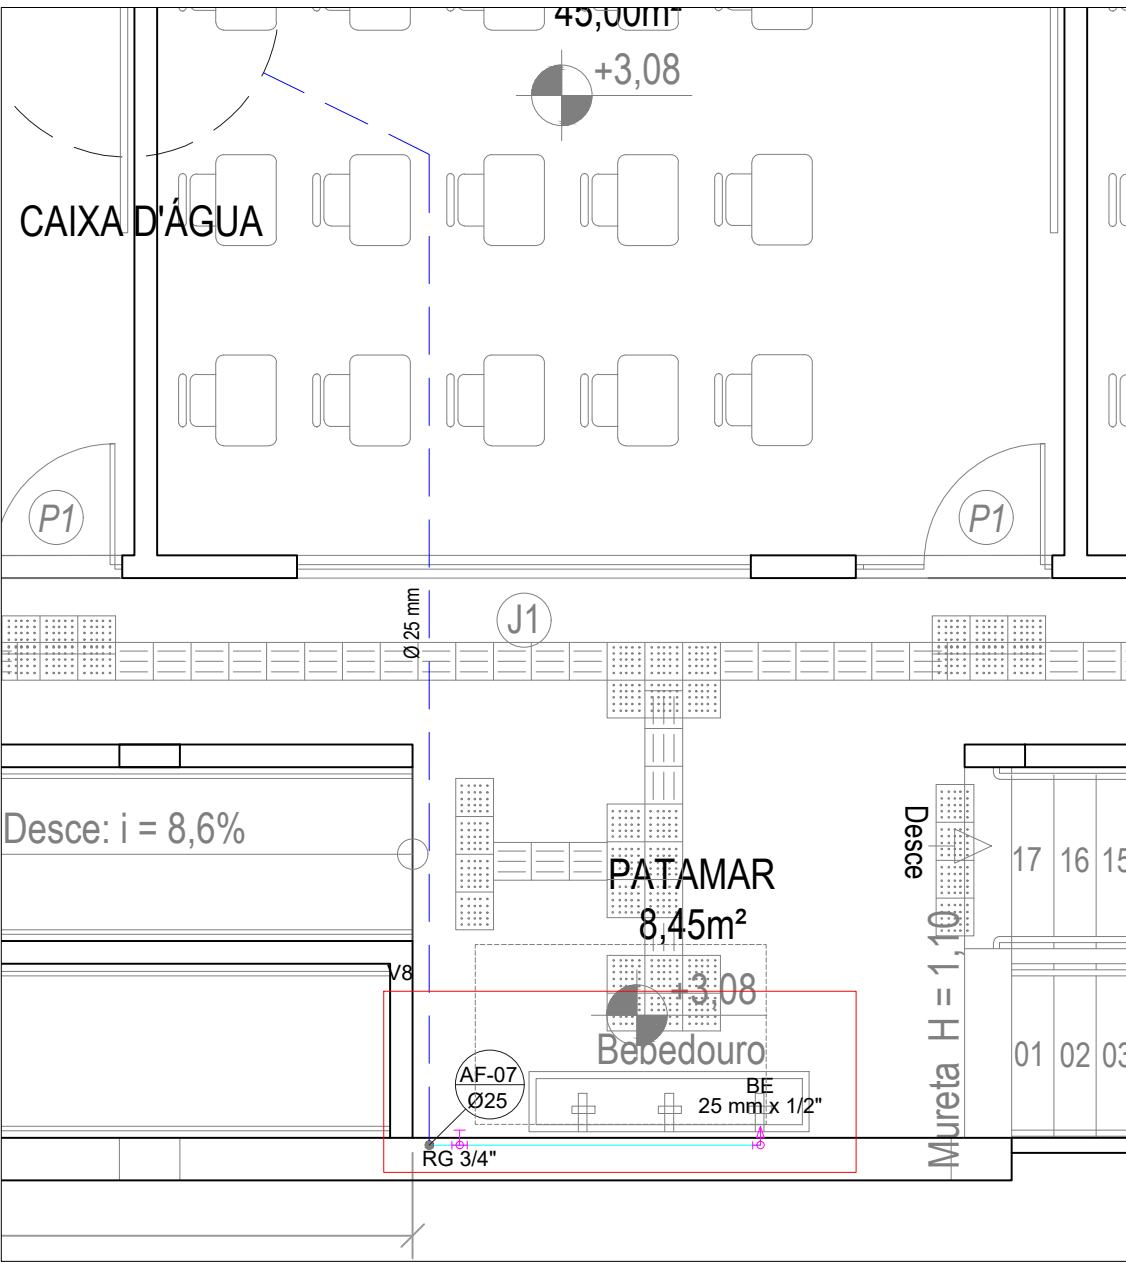


PLANTA BAIXA 2º PAVIMENTO

ESCALA: 1/50

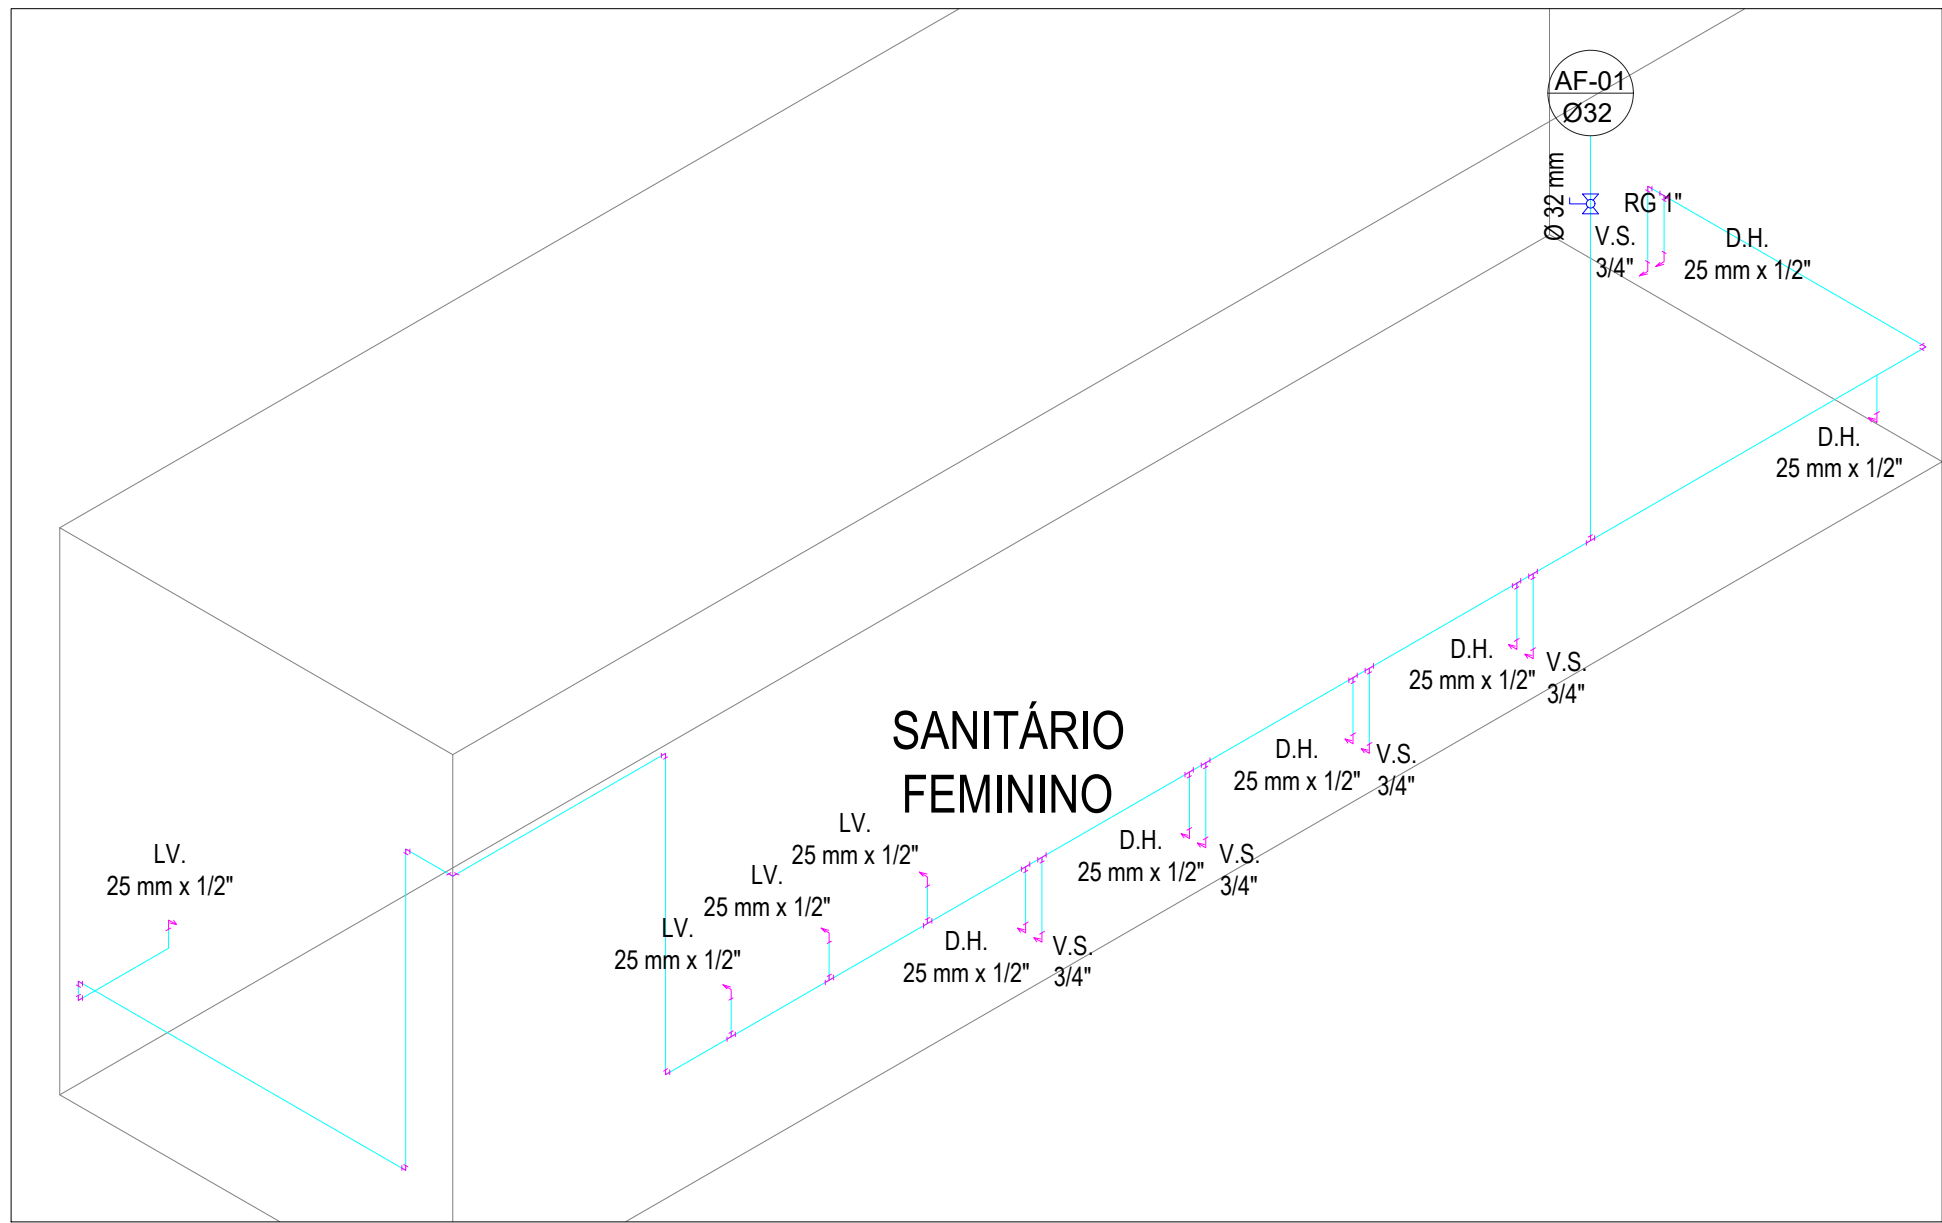


VISTA ISOM. - V1

ESCALA: 1/40

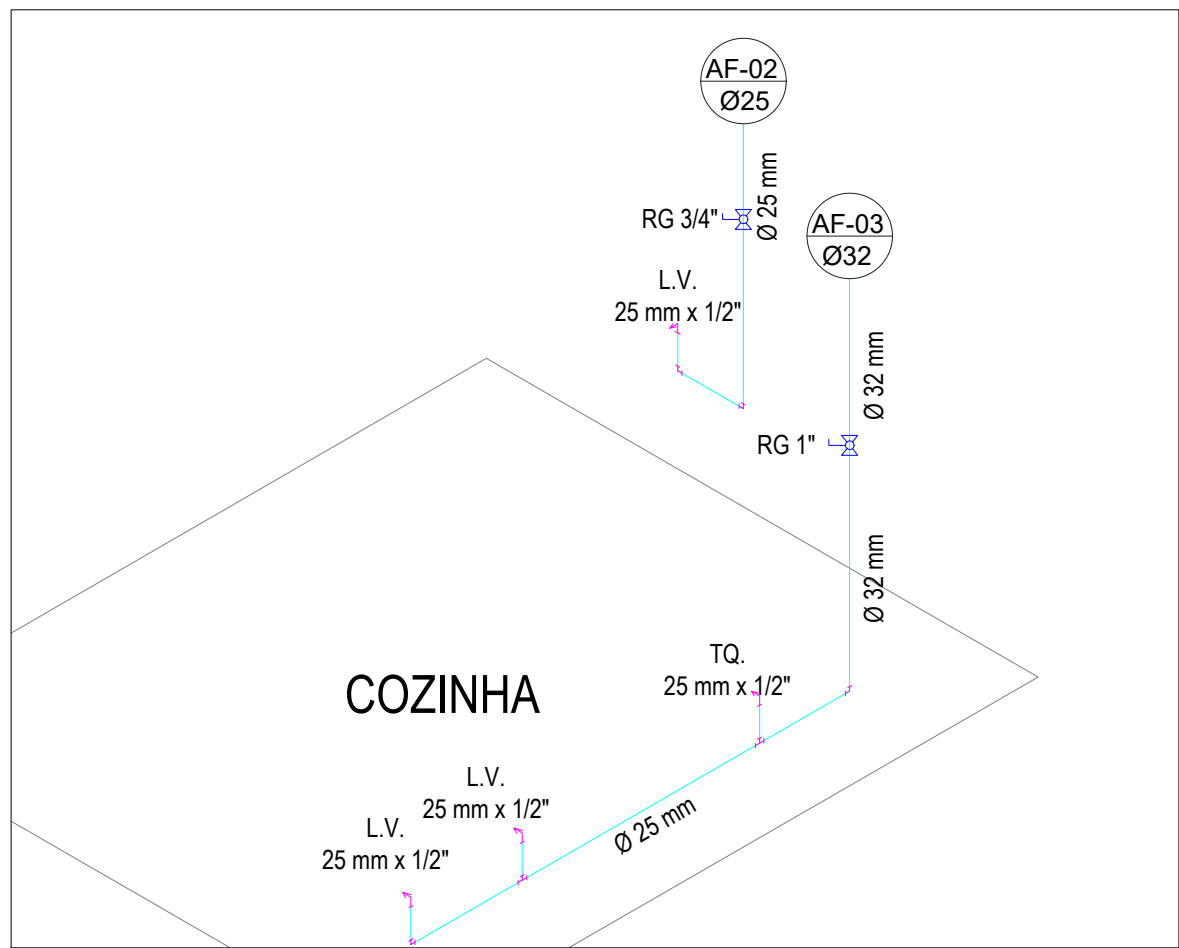

VISTA ISOM. - V3


ESCALA: 1/40

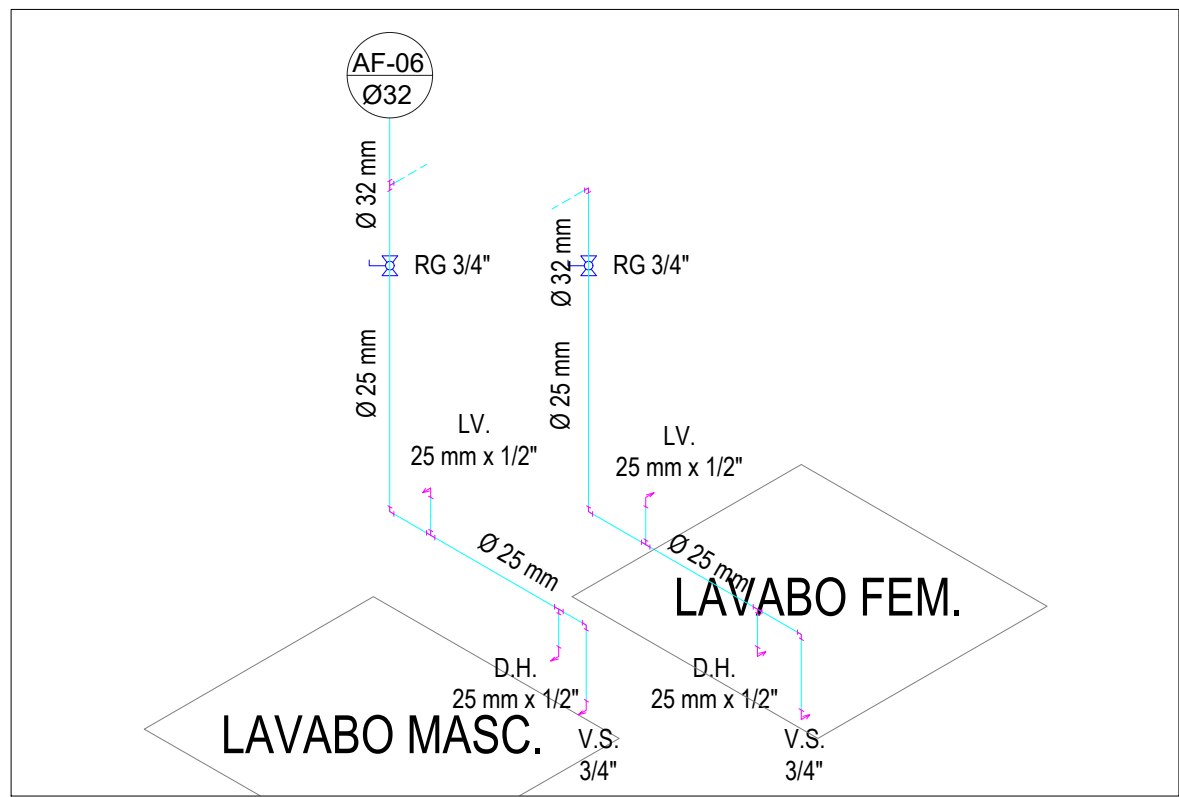

VISTA ISOM. - V6/V7


ESCALA: 1/50

OBS: REDUÇÕES NÃO ESTÃO REPRESENTADAS

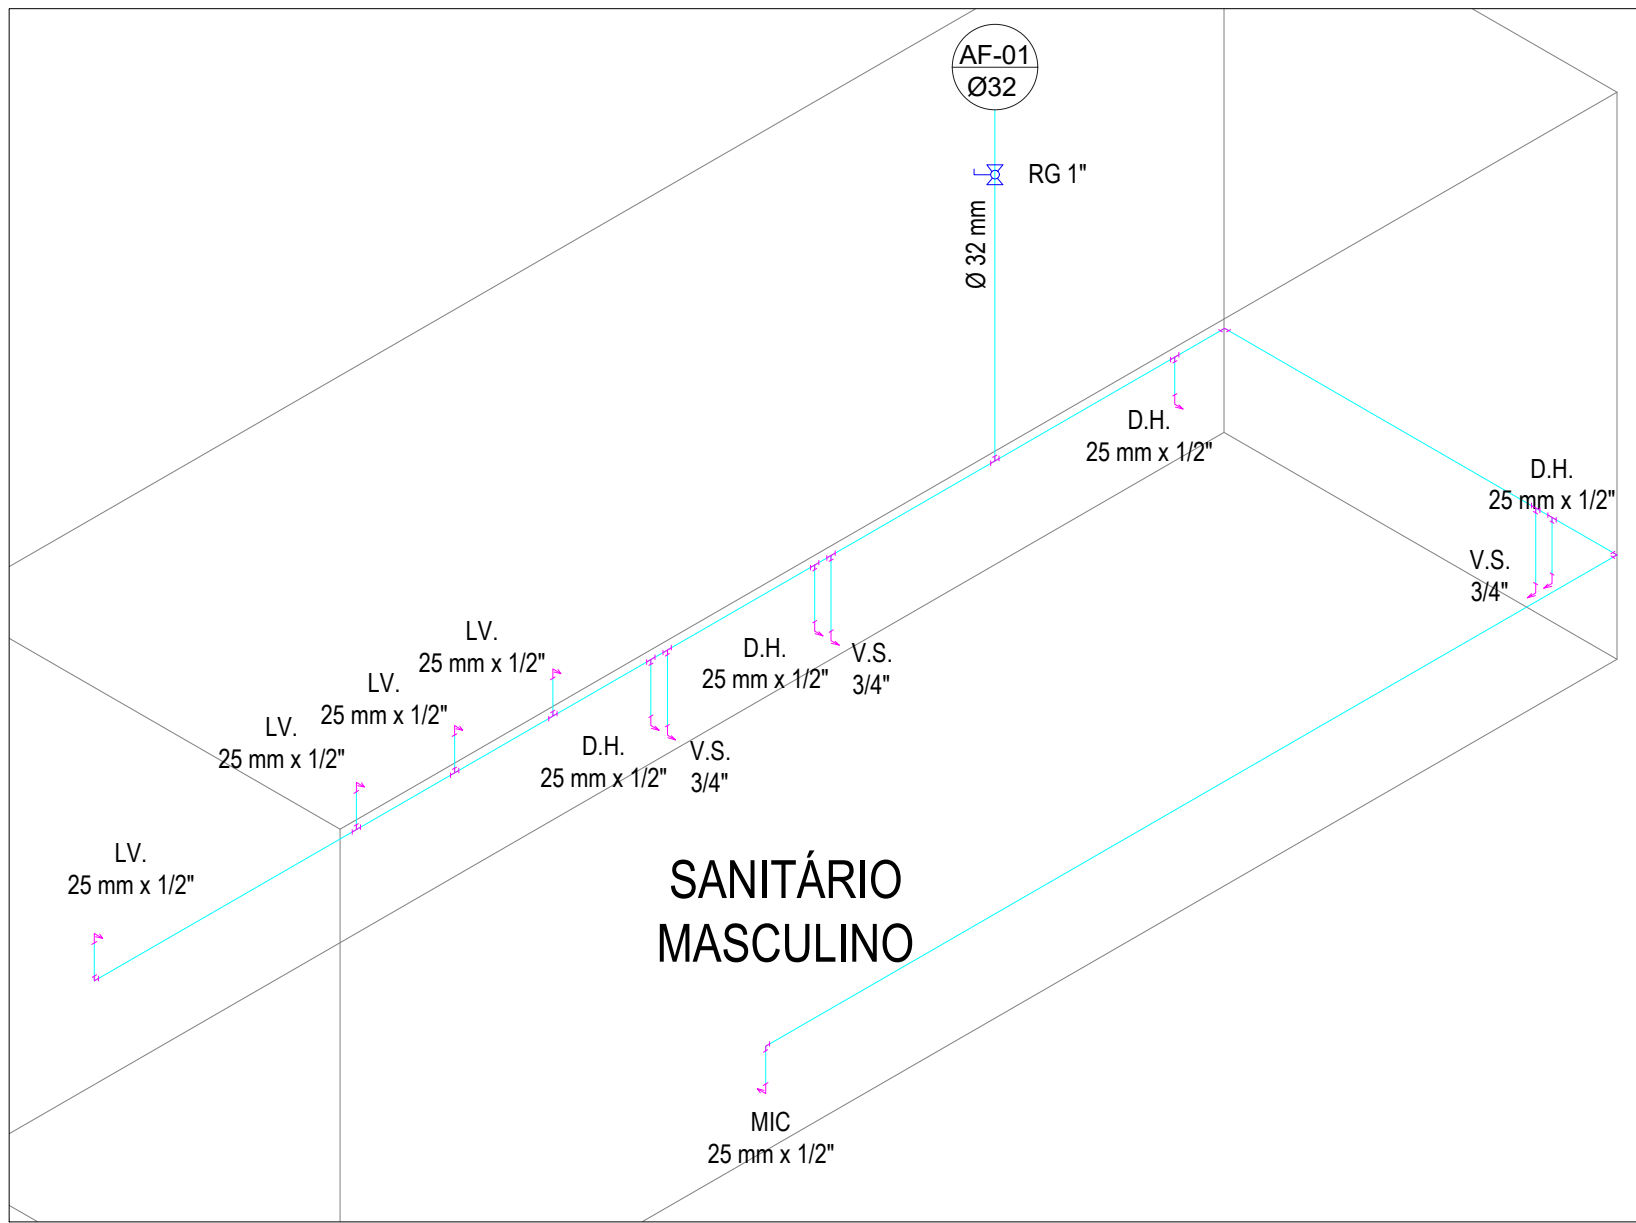


VISTA ISOM. - V2

ESCALA: 1/40

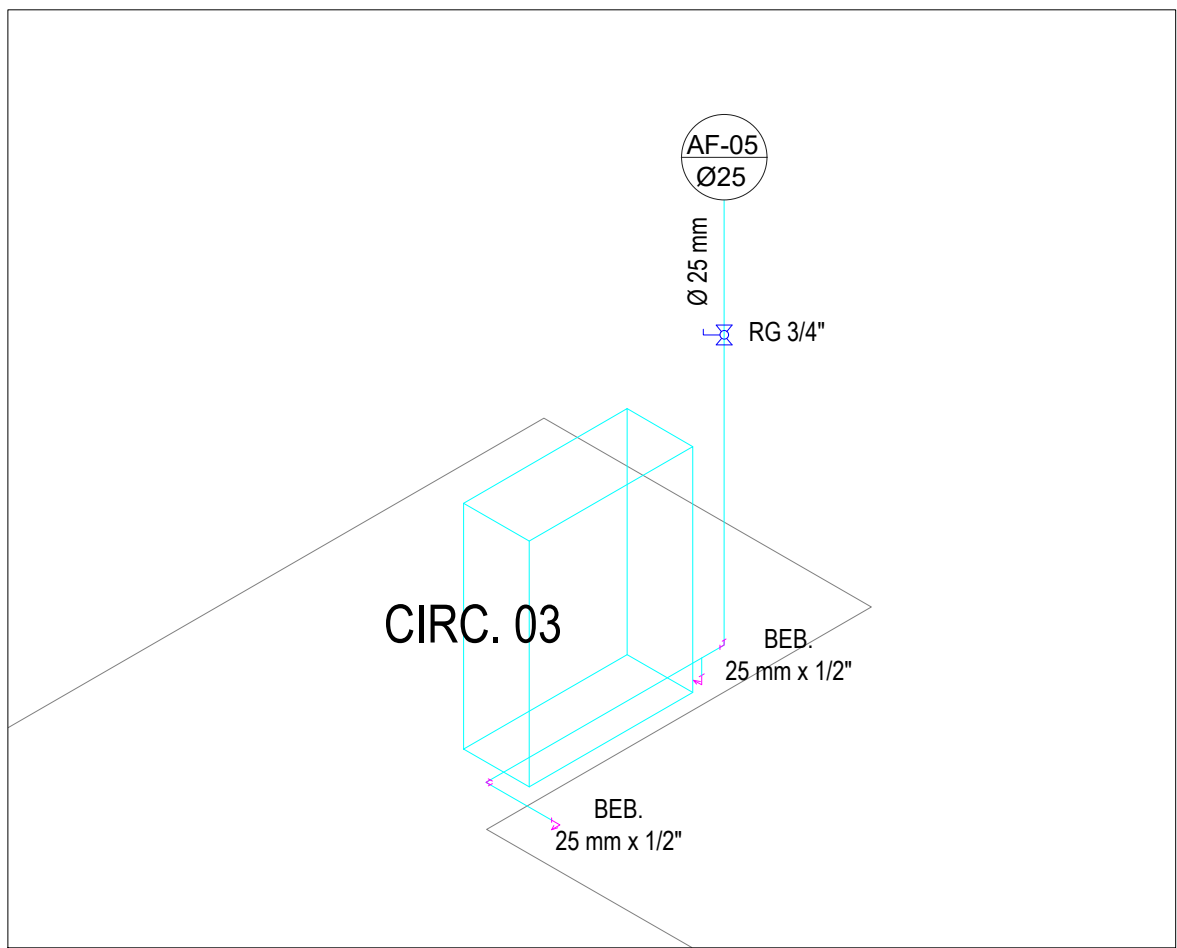


VISTA ISOM. - V4

ESCALA: 1/40

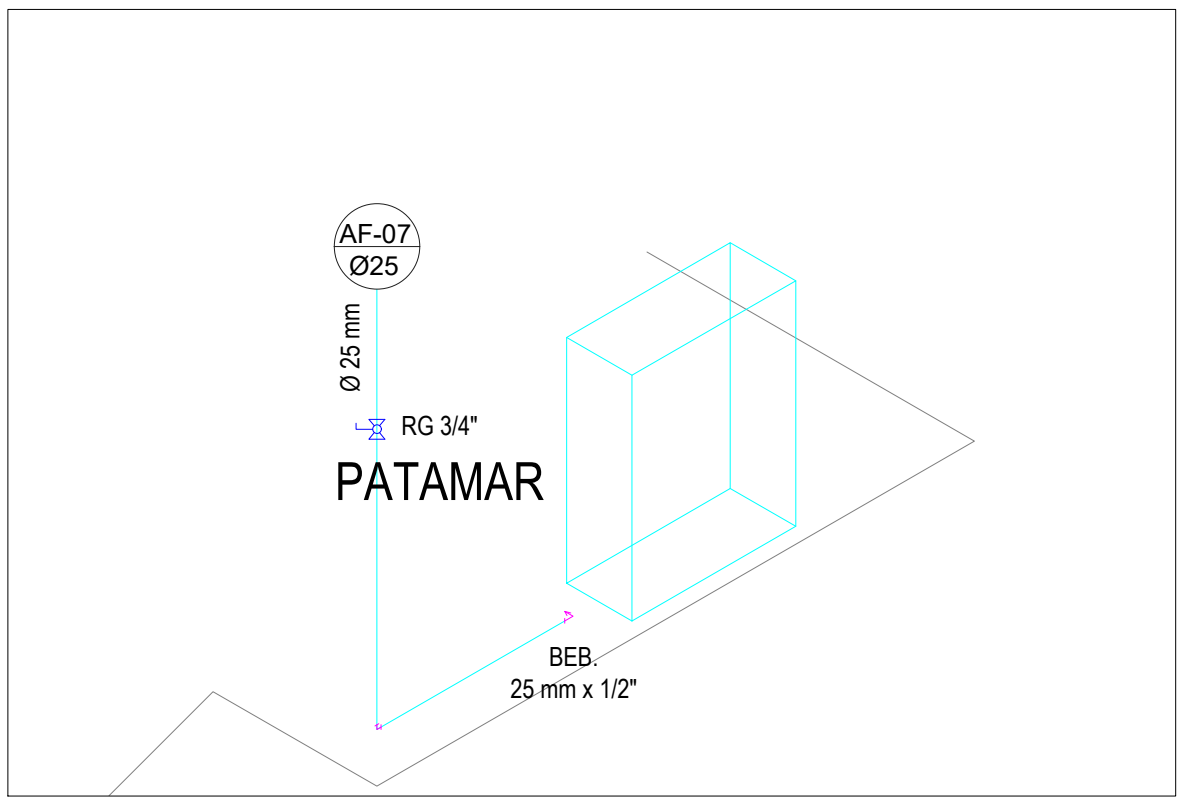

VISTA ISOM. - V8

ESCALA: 1/50

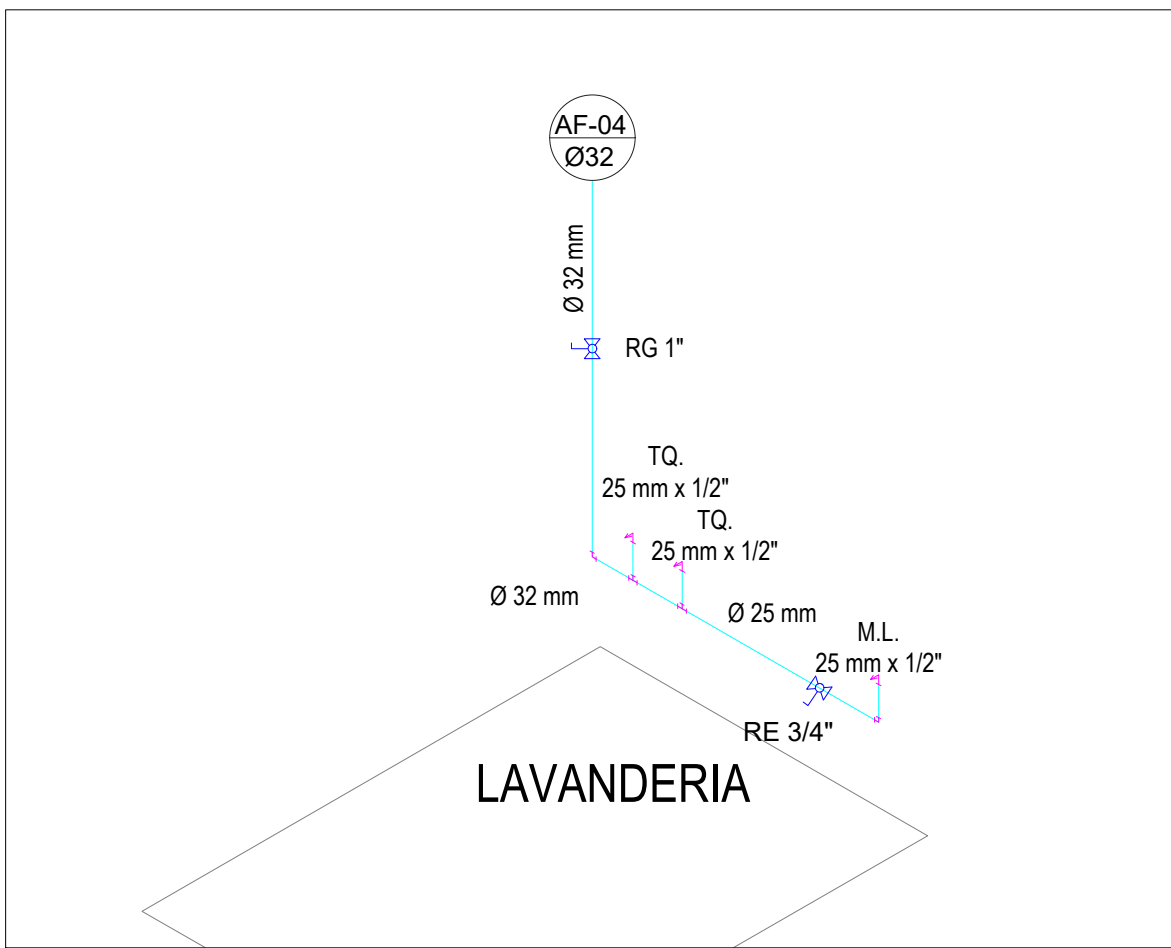

VISTA ISOM. - V5

ESCALA: 1/40

SIMBOLOGIA - ÁGUA FRIA	
	TUBO ÁGUA FRIA
	TUBO ÁGUA FRIA (BARRILETE)
	PRUMADA DE ÁGUA FRIA
	REG. DE GAVETA P/ PVC ROSCÁVEL - RG
	REG. DE ESFERA P/ PVC SOLDÁVEL - RE
	BE BEBEDOURO - 25MM X 1/2"
	CH CHUVEIRO - 25MM X 1/2"
	DH DUCHA HIGIÊNICA - 25 MM X 1/2"
	LV LAVATÓRIO C/ JOELHO DE 90° - 25 MM - 1/2"
	TL TANQUE C/ JOELHO DE 90° - 25 MM - 3/4"
	MQ MICTÓRIO - 25 MM X 1/2"
	VS VASO SAN. C/ CX ACOPLADA - 25 MM X 1/2"
NOTAS	
1- PARA LOCALIZAÇÃO EXATA DAS LOUÇAS E METAIS, CONSULTAR PROJETO ARQUITETÔNICO. 2- PARA ÁGUA POTÁVEL CONSIDERAR TUBOS E CONEXÕES EM PVC SOLDA. 3- INSTALAR CONEXÕES COM BUCHA DE LATÃO NOS PONTOS TERMINAIS DE ÁGUA FRIA. 4- AS CANALIZAÇÕES NUNCA SERÃO INTEIRAMENTE HORIZONTAIS, DEVENDO APRESENTAR DECLIVIDADE MÍNIMA DE 0,1% NO SENTIDO DE ESCOAMENTO. 5- PARA LOCALIZAÇÃO EXATA E BITOLA DO PADRÃO DE ÁGUA-HIDRÔMETRO, CONSULTAR A CONCESSIONÁRIA. 6- OS DUTOS DEVERÃO SER ENCAIXADOS NAS CONEXÕES POR MEIO DE MÉTODOS APROPRIADOS, NUNCA UTILIZANDO AQUECIMENTO (FOGO) PARA SUBSTITUIR CONEXÕES.	

PREFEITURA MUNICIPAL DE MURIAÉ
SECRETARIA MUNICIPAL DE OBRAS PÚBLICAS

REFORMA DA E. M. PROF.ª MARIA HASTENREITER DORNELAS
RUA FRANCISCO DORNELAS - DORNELAS - MURIAÉ - MG

PROJETO HIDROSSANITÁRIO

PREFEITURA MUNICIPAL DE MURIAÉ

PREFEITO MARCOS GUARINO

SECRETARIA MUNICIPAL DE OBRAS PÚBLICAS

JORGE FERES FILHO

RESPONSÁVEL TÉCNICO

ANTONIO NOGUEIRA CREA MG 214239/D

DESCRIÇÃO

PROJETO DE REFORMA DE EDIFICAÇÃO - INSTALAÇÕES HIDRÁULICAS

ENDEREÇO

RUA FRANCISCO DORNELAS - DORNELAS - MURIAÉ - MG

ARQUIVO

01 - ENGENHARIA 2025/0BRAS EDUCAÇÃO/REFORMAS/EM MARIA HASTENREITER DORNELAS

ESC. INDICADA

DATA

FEVEREIRO DE 2025

FOLHA

5/7