



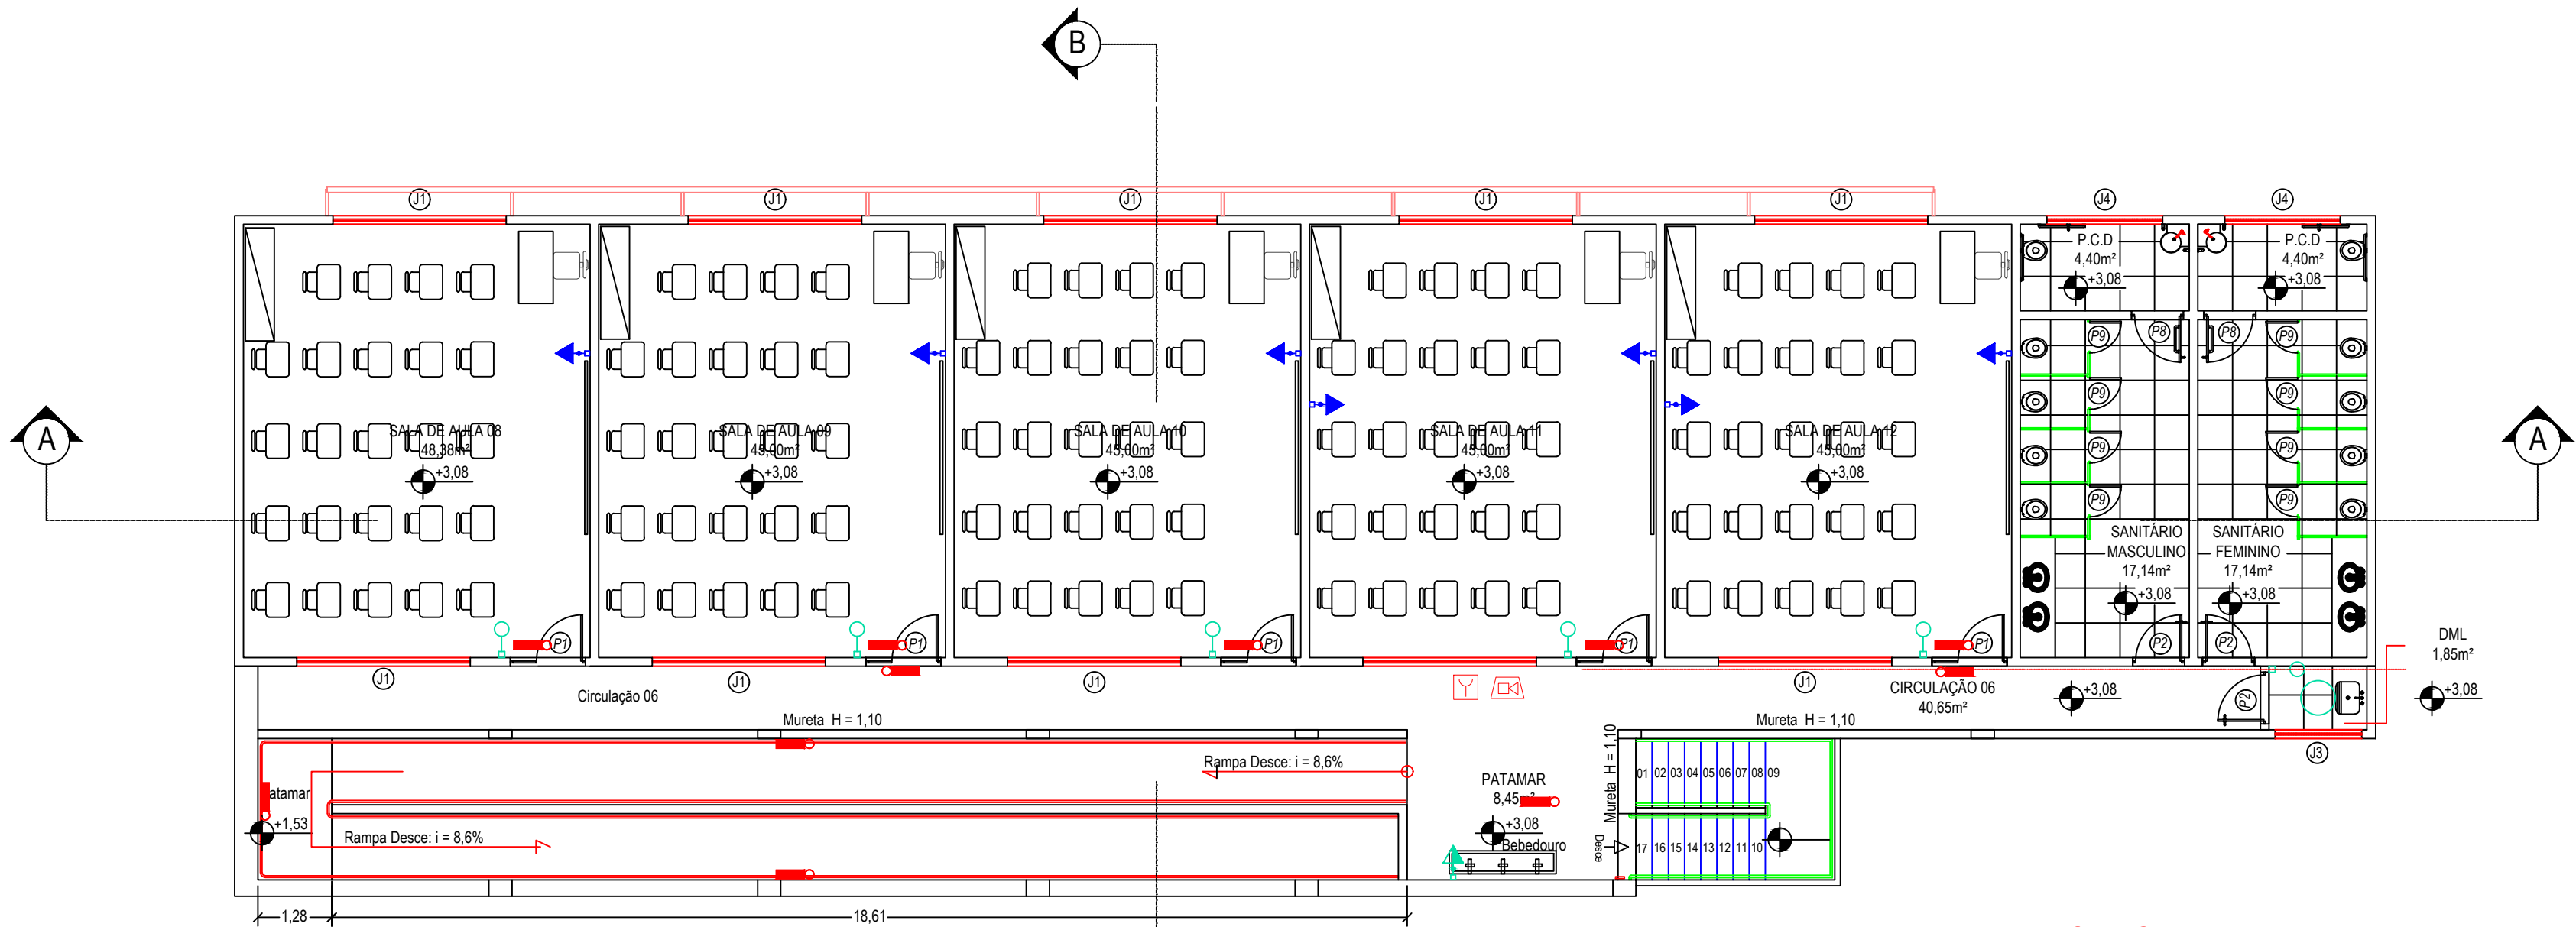

PLANTA BAIXA 2º PAVIMENTO
ÁREA: 387,58m²
ESCALA: 1/100

- NOTAS:**
- *TODAS AS TOMADAS NOVAS SERÃO EMBUTIDAS EM ALVENARIA E CONECTADAS NO CIRCUITO EXISTENTE DO LOCAL DE INSTALAÇÃO.
 - *AS TOMADAS EXISTENTES NAS SALAS DE AULA SERÃO REMOVIDAS E AS TOMADAS NOVAS SERÃO CONECTADAS NO CIRCUITO DAS TOMADAS EXISTENTES.
 - *EMBTIR CIRCUITO EXISTENTE DO VENTILADOR
 - *TODOS OS PONTOS ELÉTRICOS EXISTENTES QUE ESTÃO APARENTES SERÃO EMBUTIDOS
 - *SISTEMA DE INCÊNDIO SERÁ INSTALDO INDIVIDUALMENTE SAINDO DE UM QDC QUE SERA INSTALADO AO LADO DO PADRÃO.

LEGENDA SÍMBOLOS	
	Interruptor simples 1 tecla - 1,20m do piso
	Ponto de luz - embutir no tecto
	Tomada nova à instalar - 2P+T 10A (2) a 0,40m do piso
	Tomada nova à instalar - 2P+T 10A a 0,40m do piso
	Tomada nova à instalar - 2P+T 10A a 1,20m do piso
	Tomada nova à instalar - 2P+T 20A a 1,20m do piso
	Ponto embutir circuito existente - 2P+T 10A a 2,00m do piso
	Ponto embutir circuito existente - 2P+T 10A a 0,40m do piso
	Ponto embutir circuito existente - 2P+T 10A a 1,20m do piso
	QDC INCÊNDIO
	ILUMINAÇÃO DE EMERGÊNCIA
	LUMINÁRIA EMERGÊNCIA BLOCO AUTÔNOMO 2 FARÓIS - 2200 LÚMENS
	ACIONADOR MANUAL DO SISTEMA DE ALARME
	AVISADOR AUDIO VISUAL DA BOMBA DE INCÊNDIO
	BOMBA DE INCÊNDIO
	ACIONADOR DE BOMBA DE INCÊNDIO
	CHAVE ELÉTRICA PRINCIPAL
	CHAVE SECUNDÁRIA DA BOMBA DE INCÊNDIO
	AVISADOR SONORO TIPO SIRENE

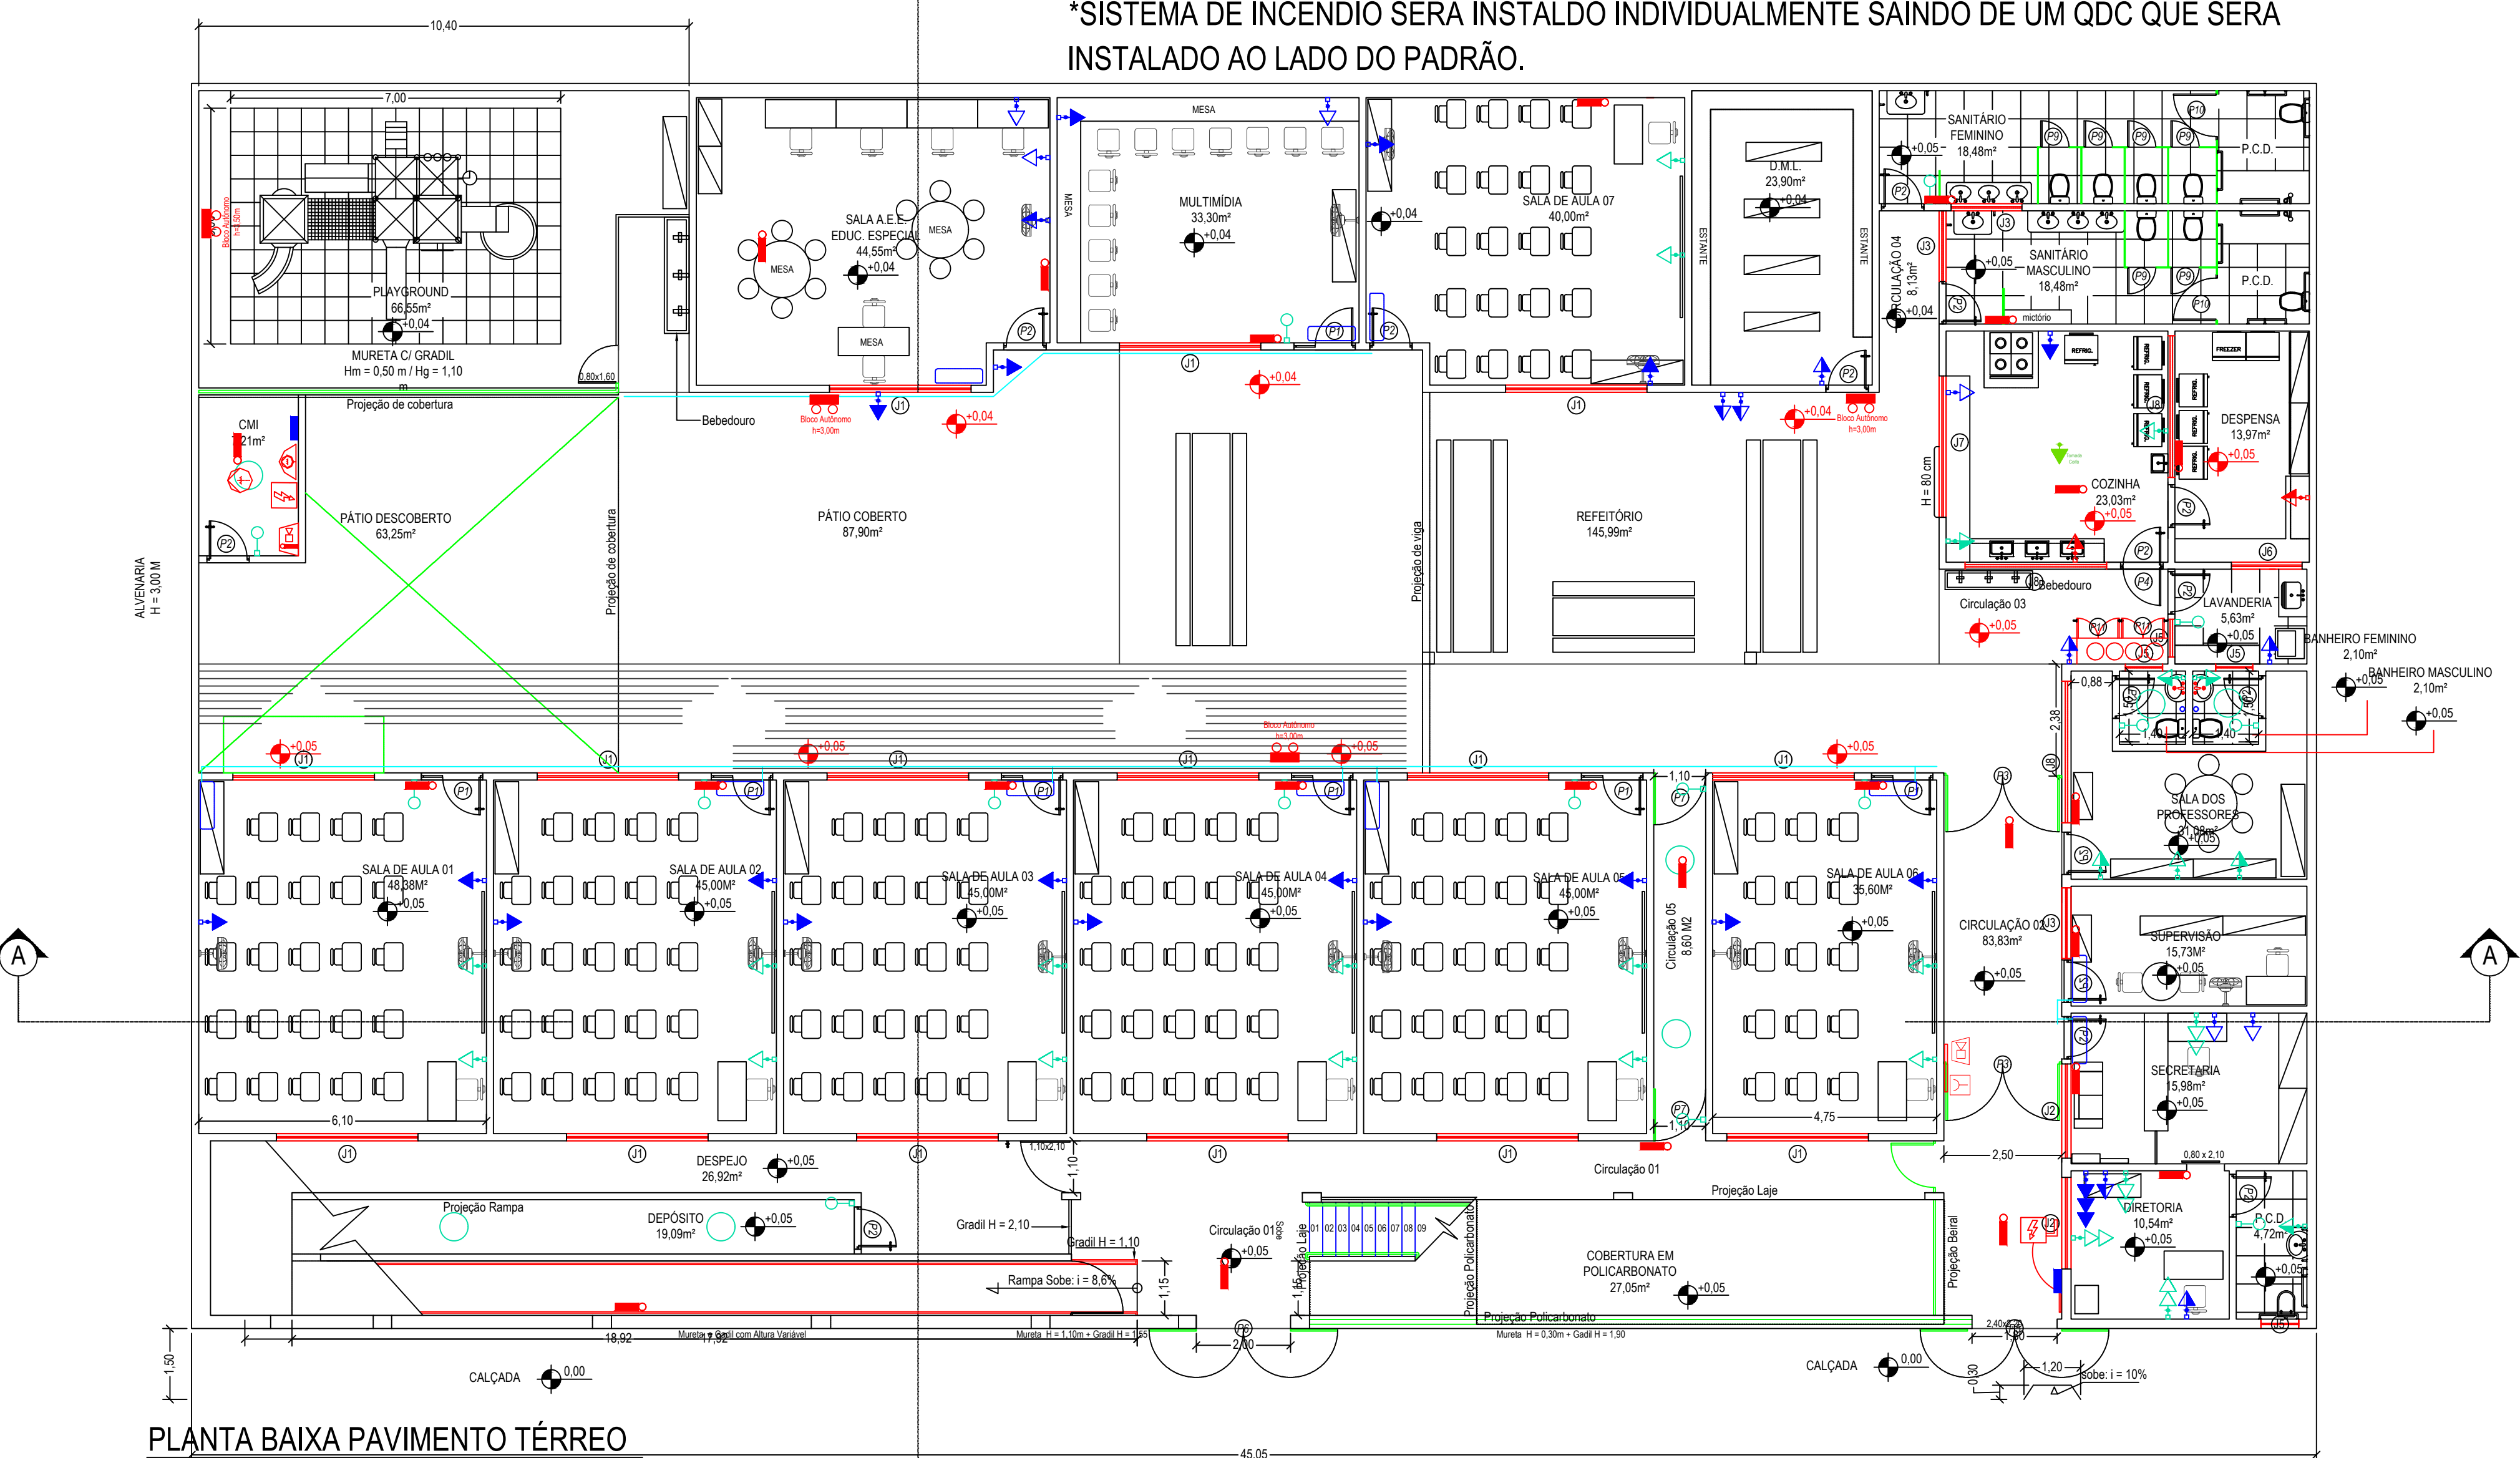

PLANTA BAIXA PAVIMENTO TÉRREO
ÁREA: 1.069,48m²
ESCALA: 1/100

	PREFEITURA MUNICIPAL DE MURIAÉ SECRETARIA MUNICIPAL DE OBRAS PÚBLICAS	
	REFORMA DA E. M. PROF.ª MARIA HASTENREITER DORNELAS RUA FRANCISCO DORNELAS - DORNELAS - MURIAÉ - MG	
	PONTOS ELÉTRICOS	
PREFEITURA MUNICIPAL DE MURIAÉ	DESCRIÇÃO REFORMA PARTE ELÉTRICA	
PREFEITO MARCOS GUARINO	ENDEREÇO RUA FRANCISCO DORNELAS - DORNELAS - MURIAÉ - MG	
SECRETARIA MUNICIPAL DE OBRAS PÚBLICAS	ARQUIVO	
JORGE FERES FILHO	O.L.: ENGENHARIA 2024/OBRAS EDUCAÇÃO/REFORMAS EM MARIA HASTENREITER DORNELAS	
RESPONSÁVEL TÉCNICO	ESC. INDICADA	FOLHA 1 / 1
Nadine Martins Magalhães - CREA RJ 2019101128/D	DATA FEVEREIRO DE 2025	